








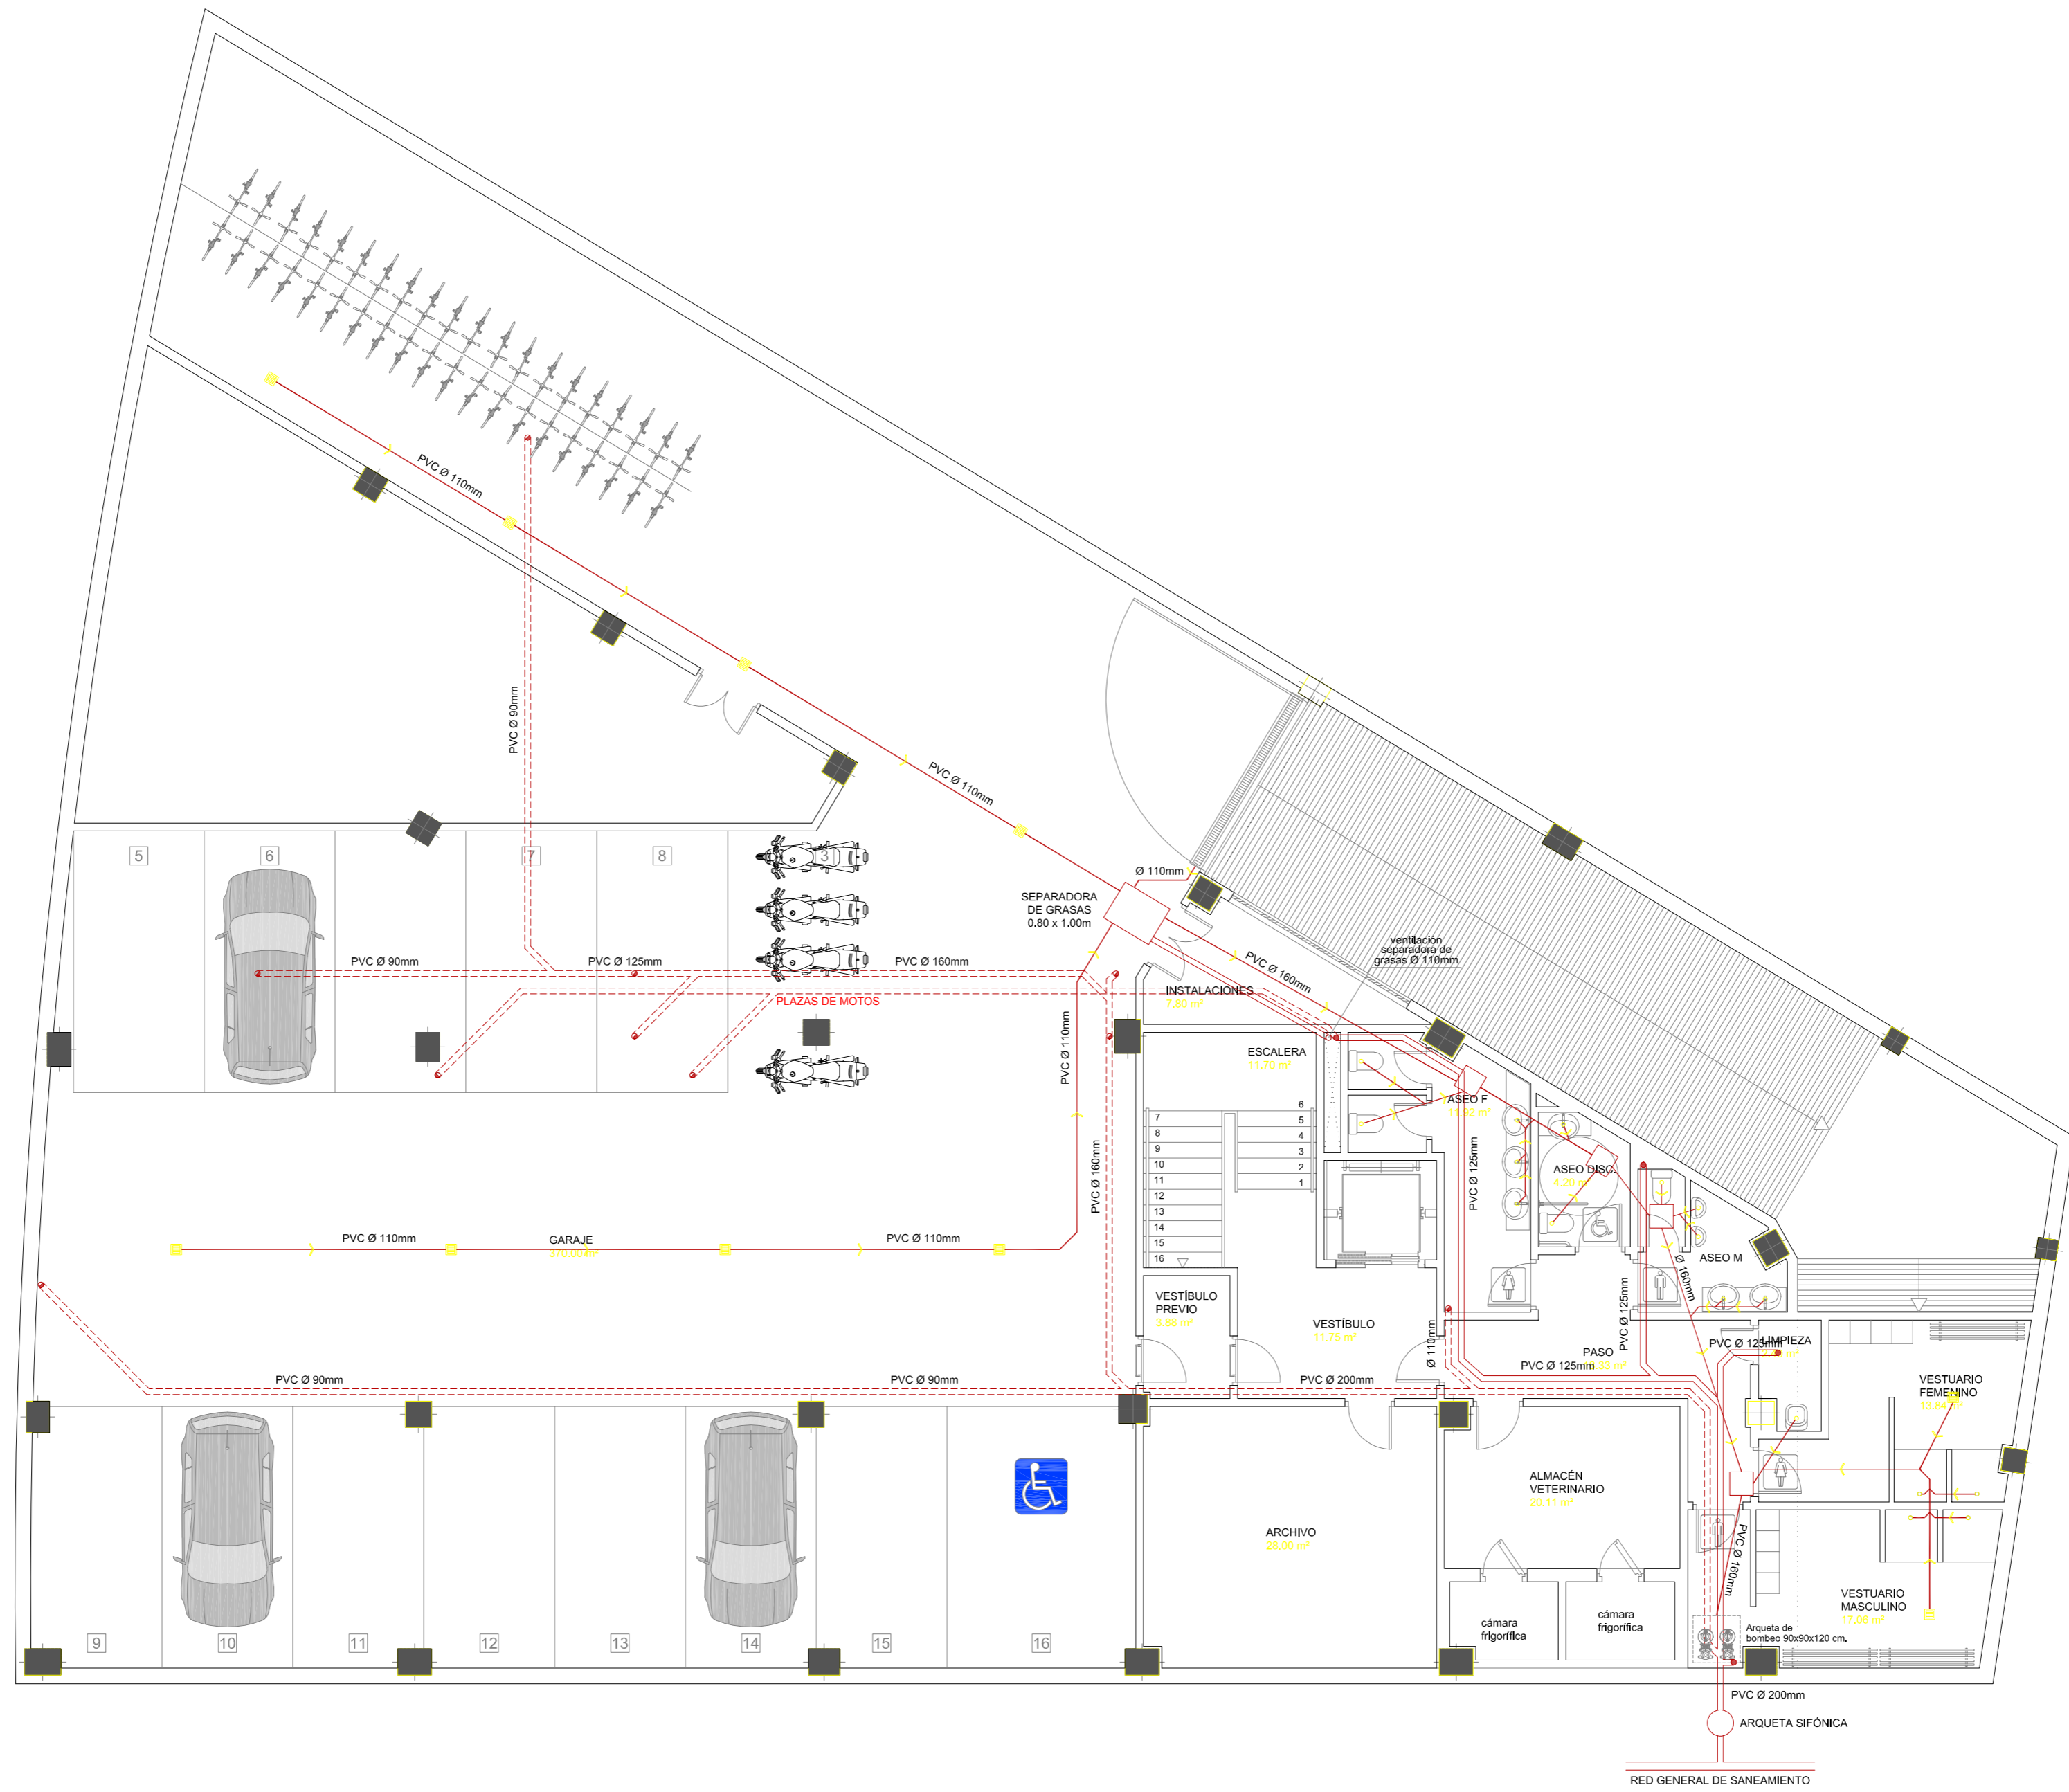



- INSTALACIÓN RED DE FONTANERÍA**
-  CONTADOR
 -  LLAVE DE CORTE GENERAL
 -  CANALIZACIÓN AGUA FRÍA
 -  CANALIZACIÓN A.C.S.
 -  RETORNO A.C.S.
 -  HIDROMEZCLADOR CON LLAVE DE PASO
 -  GRIFO DE AGUA FRÍA CON LLAVE DE PASO
 -  LLAVES DE PASO
 -  MONTANTES









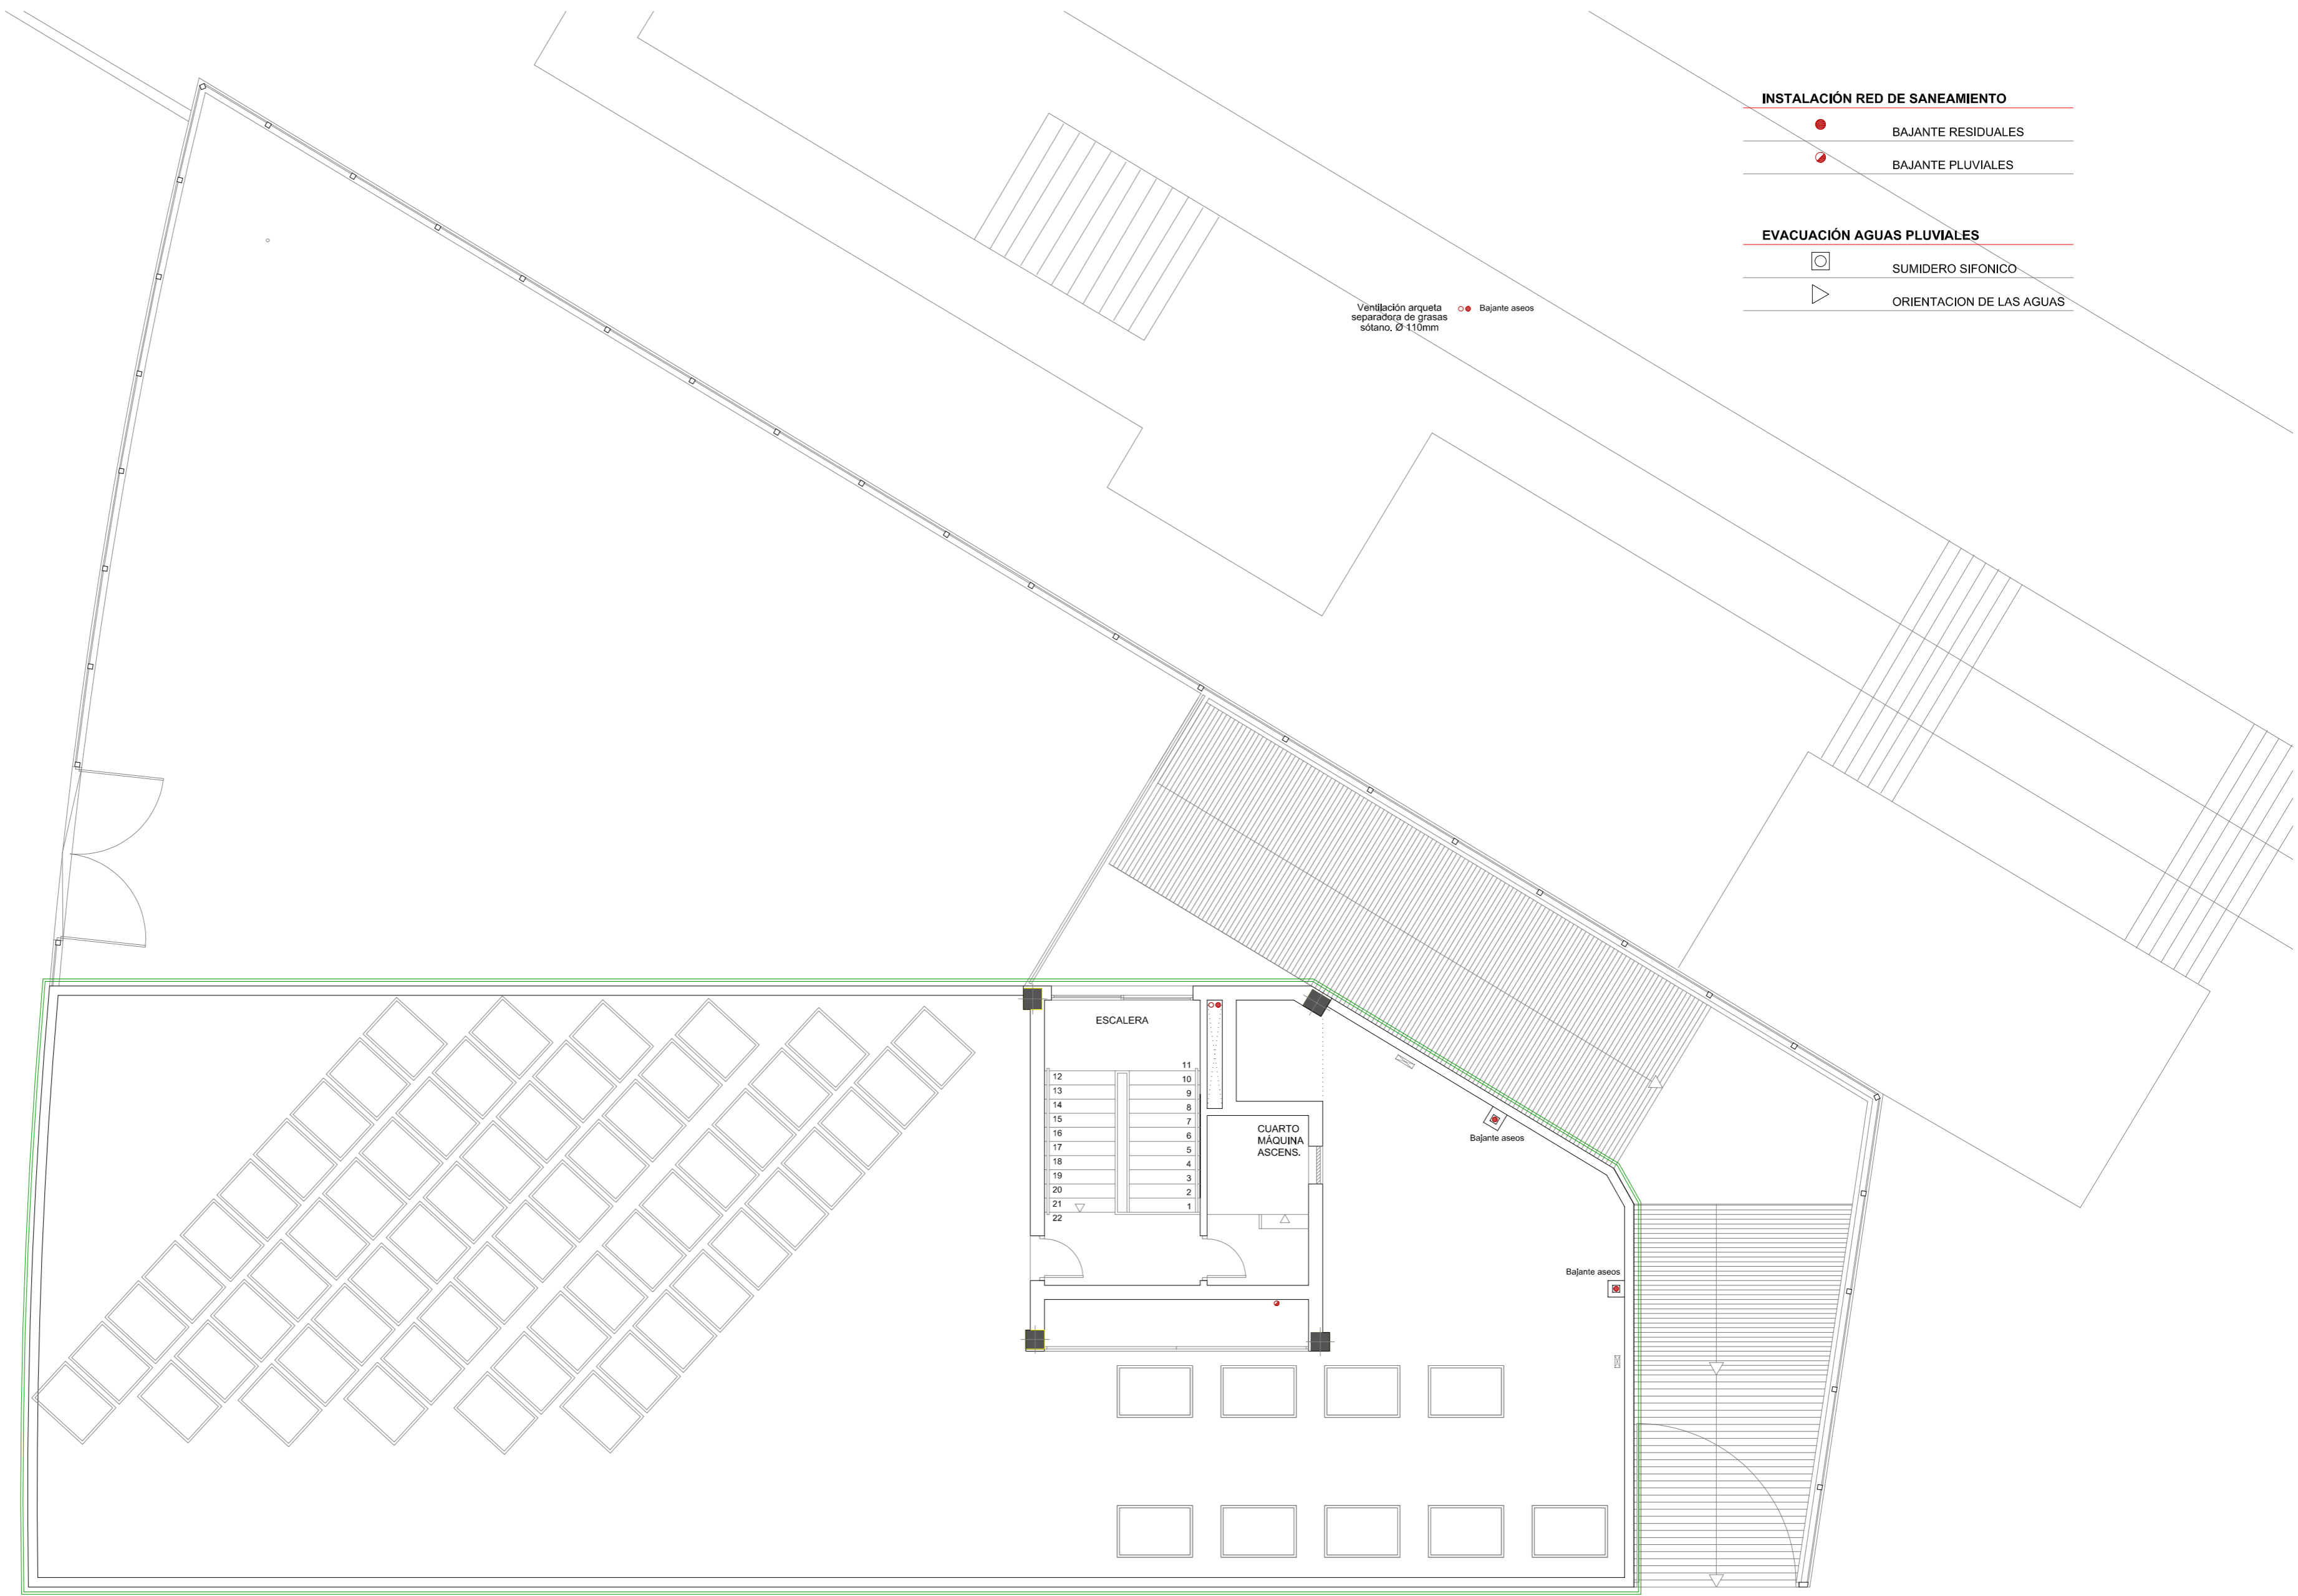


ELECTRICIDAD, ILUMINACIÓN Y ALUMBRADO DE EMERGENCIA


	CAJA GENERAL DE PROTECCIÓN Y EQUIPO DE MEDIDA		LUMINARIA EMPOTRABLE MURAL EXTERIOR 1x26w.
	CUADRO GENERAL DE PROTECCIÓN Y MANDO		LUMINARIA FLUORESCENCIA ADOSADA 1x58w.
	SUBCUADRO		LUMINARIA FLUORESCENCIA ADOSADA 1x36w.
	INTERRUPTOR DE CORTE UNIPOLAR DE 10A.		LUMINARIA FLUORESCENCIA ADOSADA ESTANCA 1x58w.
	TOMA DE CORRIENTE 16A.		LUMINARIA FLUORESCENCIA ADOSADA CON DIFUSOR 1x18w.
	INTERRUPTOR DE CORTE UNIPOLAR DE 10A. ESTANCO.		LUMINARIA FLUORESCENCIA ADOSADA CON DIFUSOR 1x36w.
	TOMA DE CORRIENTE 16A. ESTANCO IP-65		LUMINARIA FLUORESCENCIA ADOSADA CON DIFUSOR 1x58w.
	TOMA MOTOR PUERTA GARAJE		LUMINARIA FLUORESCENCIA ÓPTICA BAÑADORA 1x54w.
	LUMINARIA DOWNLIGHT EMPOTRADA 2x26w.		LUMINARIA FLUORESCENCIA ÓPTICA BAÑADORA 1x39w.
	LUMINARIA DOWNLIGHT EMPOTRADA 2x18w.		LUMINARIA FLUORESCENCIA LÍNEA CONTINUA 1x35w.
	LUMINARIA DOWNLIGHT EMPOTRADA EXTERIOR 1x35w.		LUMINARIA FLUORESCENCIA LÍNEA CONTINUA DIF. OPAL 1x35w.
	LUMINARIA DOWNLIGHT EMPOTRADA 1x50w. max.		LUMINARIA FLUORESCENCIA EMPOTRADA 4x14w.
	LUMINARIA DOWNLIGHT EMPOTRADA ORIENTABLE 1x50w. max.		LUMINARIA FLUORESCENCIA CILÍNDRICA ADOSADA 22+60w.
	LUMINARIA DOWNLIGHT EMPOTRADA 2x100w. max.		PUESTO DE TRABAJO
	LUMINARIA DE FIJACIÓN SUSPENDIDA 1x100w. max.		PUESTO DE TRABAJO EMPOTRADO EN SUELO
	LUMINARIA DE SUPERFICIE 1x32w.		EQUIPO AUTÓNOMO DE EMERGENCIA
	LUMINARIA DE FIJACIÓN MURAL 1x26w.		SENSOR DE LUZ CONSTANTE
	LUMINARIA DE FIJACIÓN MURAL PARA EXTERIOR 1x21w.		DETECTOR DE PRESENCIA



ELECTRICIDAD, ILUMINACION Y ALUMBRADO DE EMERGENCIA

	CAJA GENERAL DE PROTECCIÓN Y EQUIPO DE MEDIDA		LUMINARIA EMPOTRABLE MURAL EXTERIOR 1x26w.
	CUADRO GENERAL DE PROTECCIÓN Y MANDO		LUMINARIA FLUORESCENCIA ADOSADA 1x58w.
	SUBCUADRO		LUMINARIA FLUORESCENCIA ADOSADA 1x36w.
	INTERRUPTOR DE CORTE UNIPOLAR DE 10A.		LUMINARIA FLUORESCENCIA ADOSADA ESTANCA 1x58w.
	TOMA DE CORRIENTE 16A.		LUMINARIA FLUORESCENCIA ADOSADA CON DIFUSOR 1x18w.
	INTERRUPTOR DE CORTE UNIPOLAR DE 10A. ESTANCO.		LUMINARIA FLUORESCENCIA ADOSADA CON DIFUSOR 1x36w.
	TOMA DE CORRIENTE 16A. ESTANCO IP-65		LUMINARIA FLUORESCENCIA ADOSADA CON DIFUSOR 1x58w.
	TOMA MOTOR PUERTA GARAJE		LUMINARIA FLUORESCENCIA ÓPTICA BAÑADORA 1x54w.
	LUMINARIA DOWNLIGHT EMPOTRADA 2x26w.		LUMINARIA FLUORESCENCIA ÓPTICA BAÑADORA 1x39w.
	LUMINARIA DOWNLIGHT EMPOTRADA 2x18w.		LUMINARIA FLUORESCENCIA LÍNEA CONTINUA 1x35w.
	LUMINARIA DOWNLIGHT EMPOTRADA EXTERIOR 1x35w.		LUMINARIA FLUORESCENCIA LÍNEA CONTINUA DIF. OPAL 1x35w.
	LUMINARIA DOWNLIGHT EMPOTRADA 1x50w. max.		LUMINARIA FLUORESCENCIA EMPOTRADA 4x14w.
	LUMINARIA DOWNLIGHT EMPOTRADA ORIENTABLE 1x50w. max.		LUMINARIA FLUORESCENCIA CILÍNDRICA ADOSADA 22+60w.
	LUMINARIA DOWNLIGHT EMPOTRADA 2x100w. max.		PUESTO DE TRABAJO
	LUMINARIA DE FIJACIÓN SUSPENDIDA 1x100w. max.		PUESTO DE TRABAJO EMPOTRADO EN SUELO
	LUMINARIA DE SUPERFICIE 1x32w.		EQUIPO AUTÓNOMO DE EMERGENCIA
	LUMINARIA DE FIJACIÓN MURAL 1x26w.		SENSOR DE LUZ CONSTANTE
	LUMINARIA DE FIJACIÓN MURAL PARA EXTERIOR 1x21w.		DETECTOR DE PRESENCIA

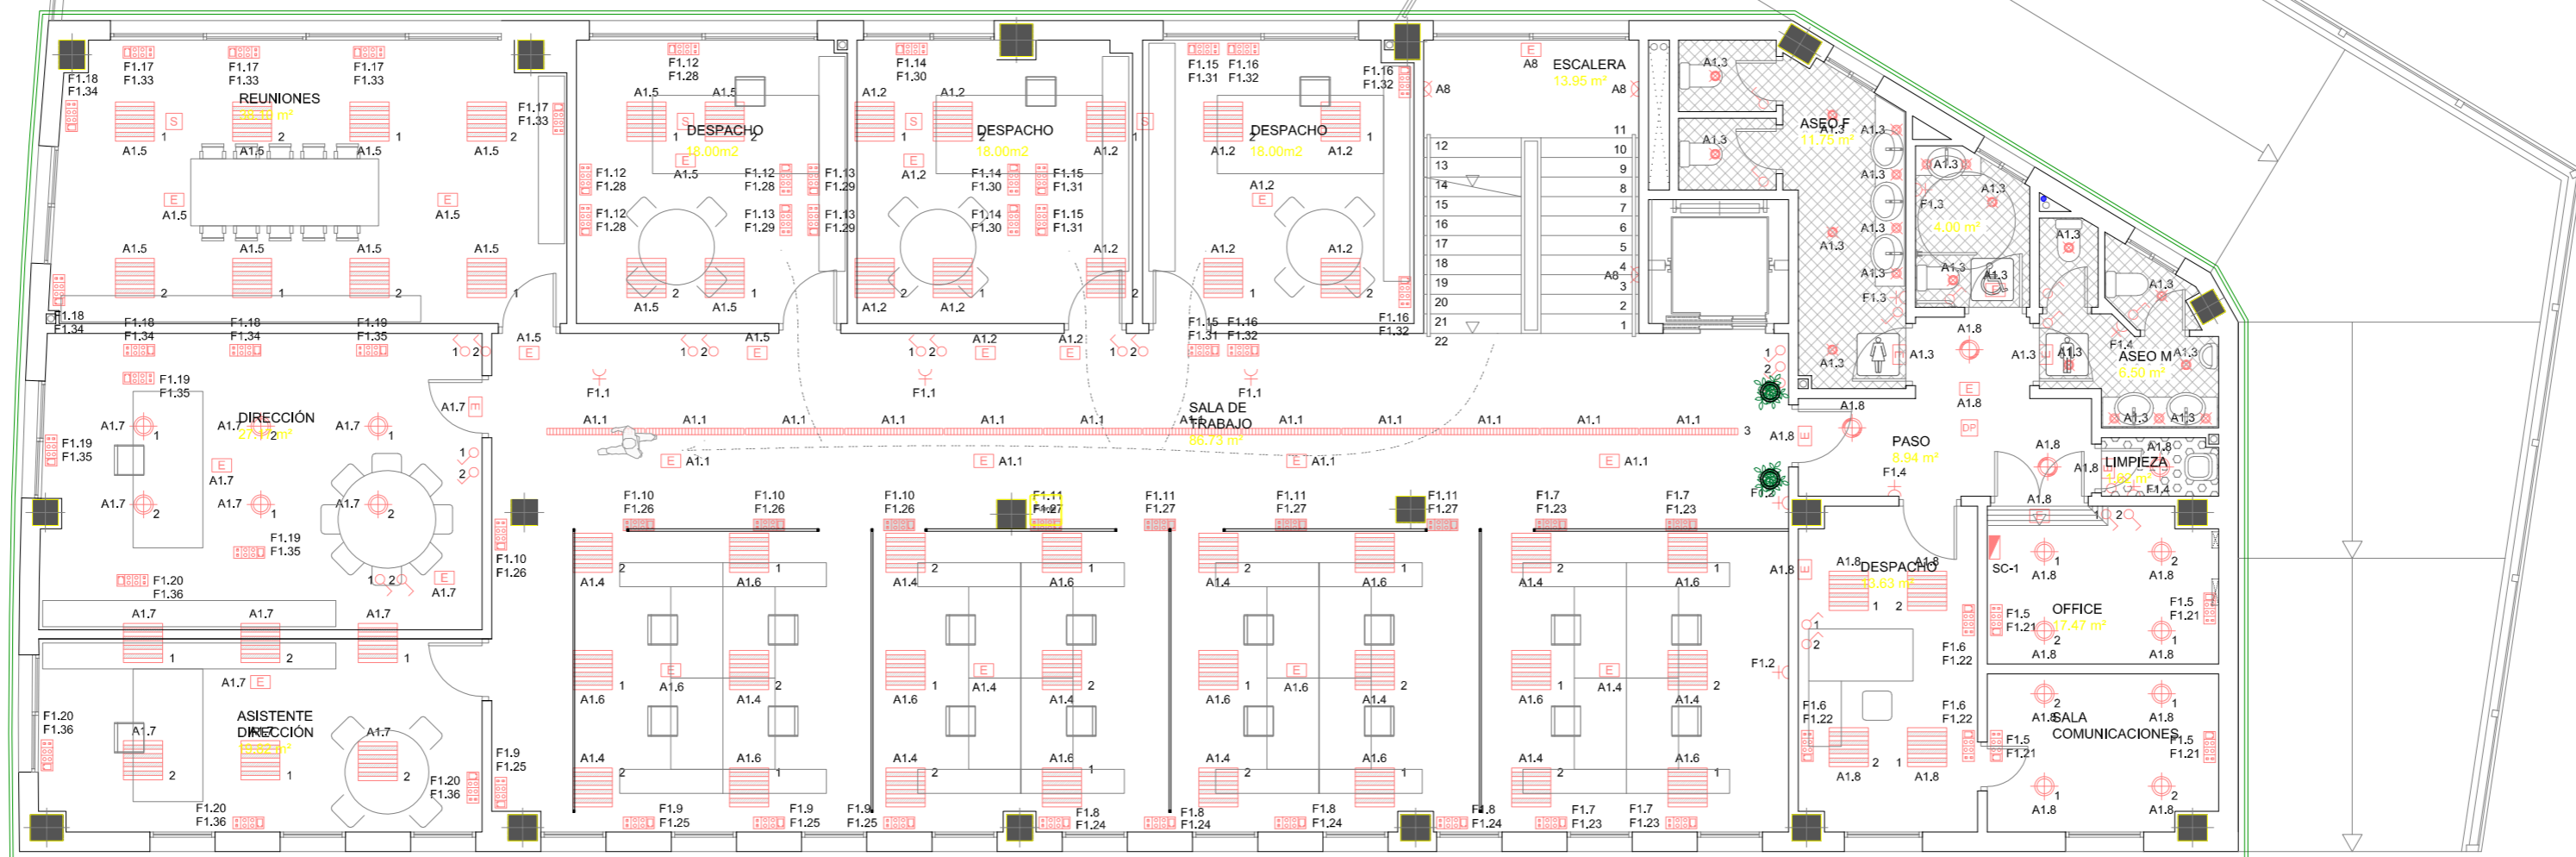


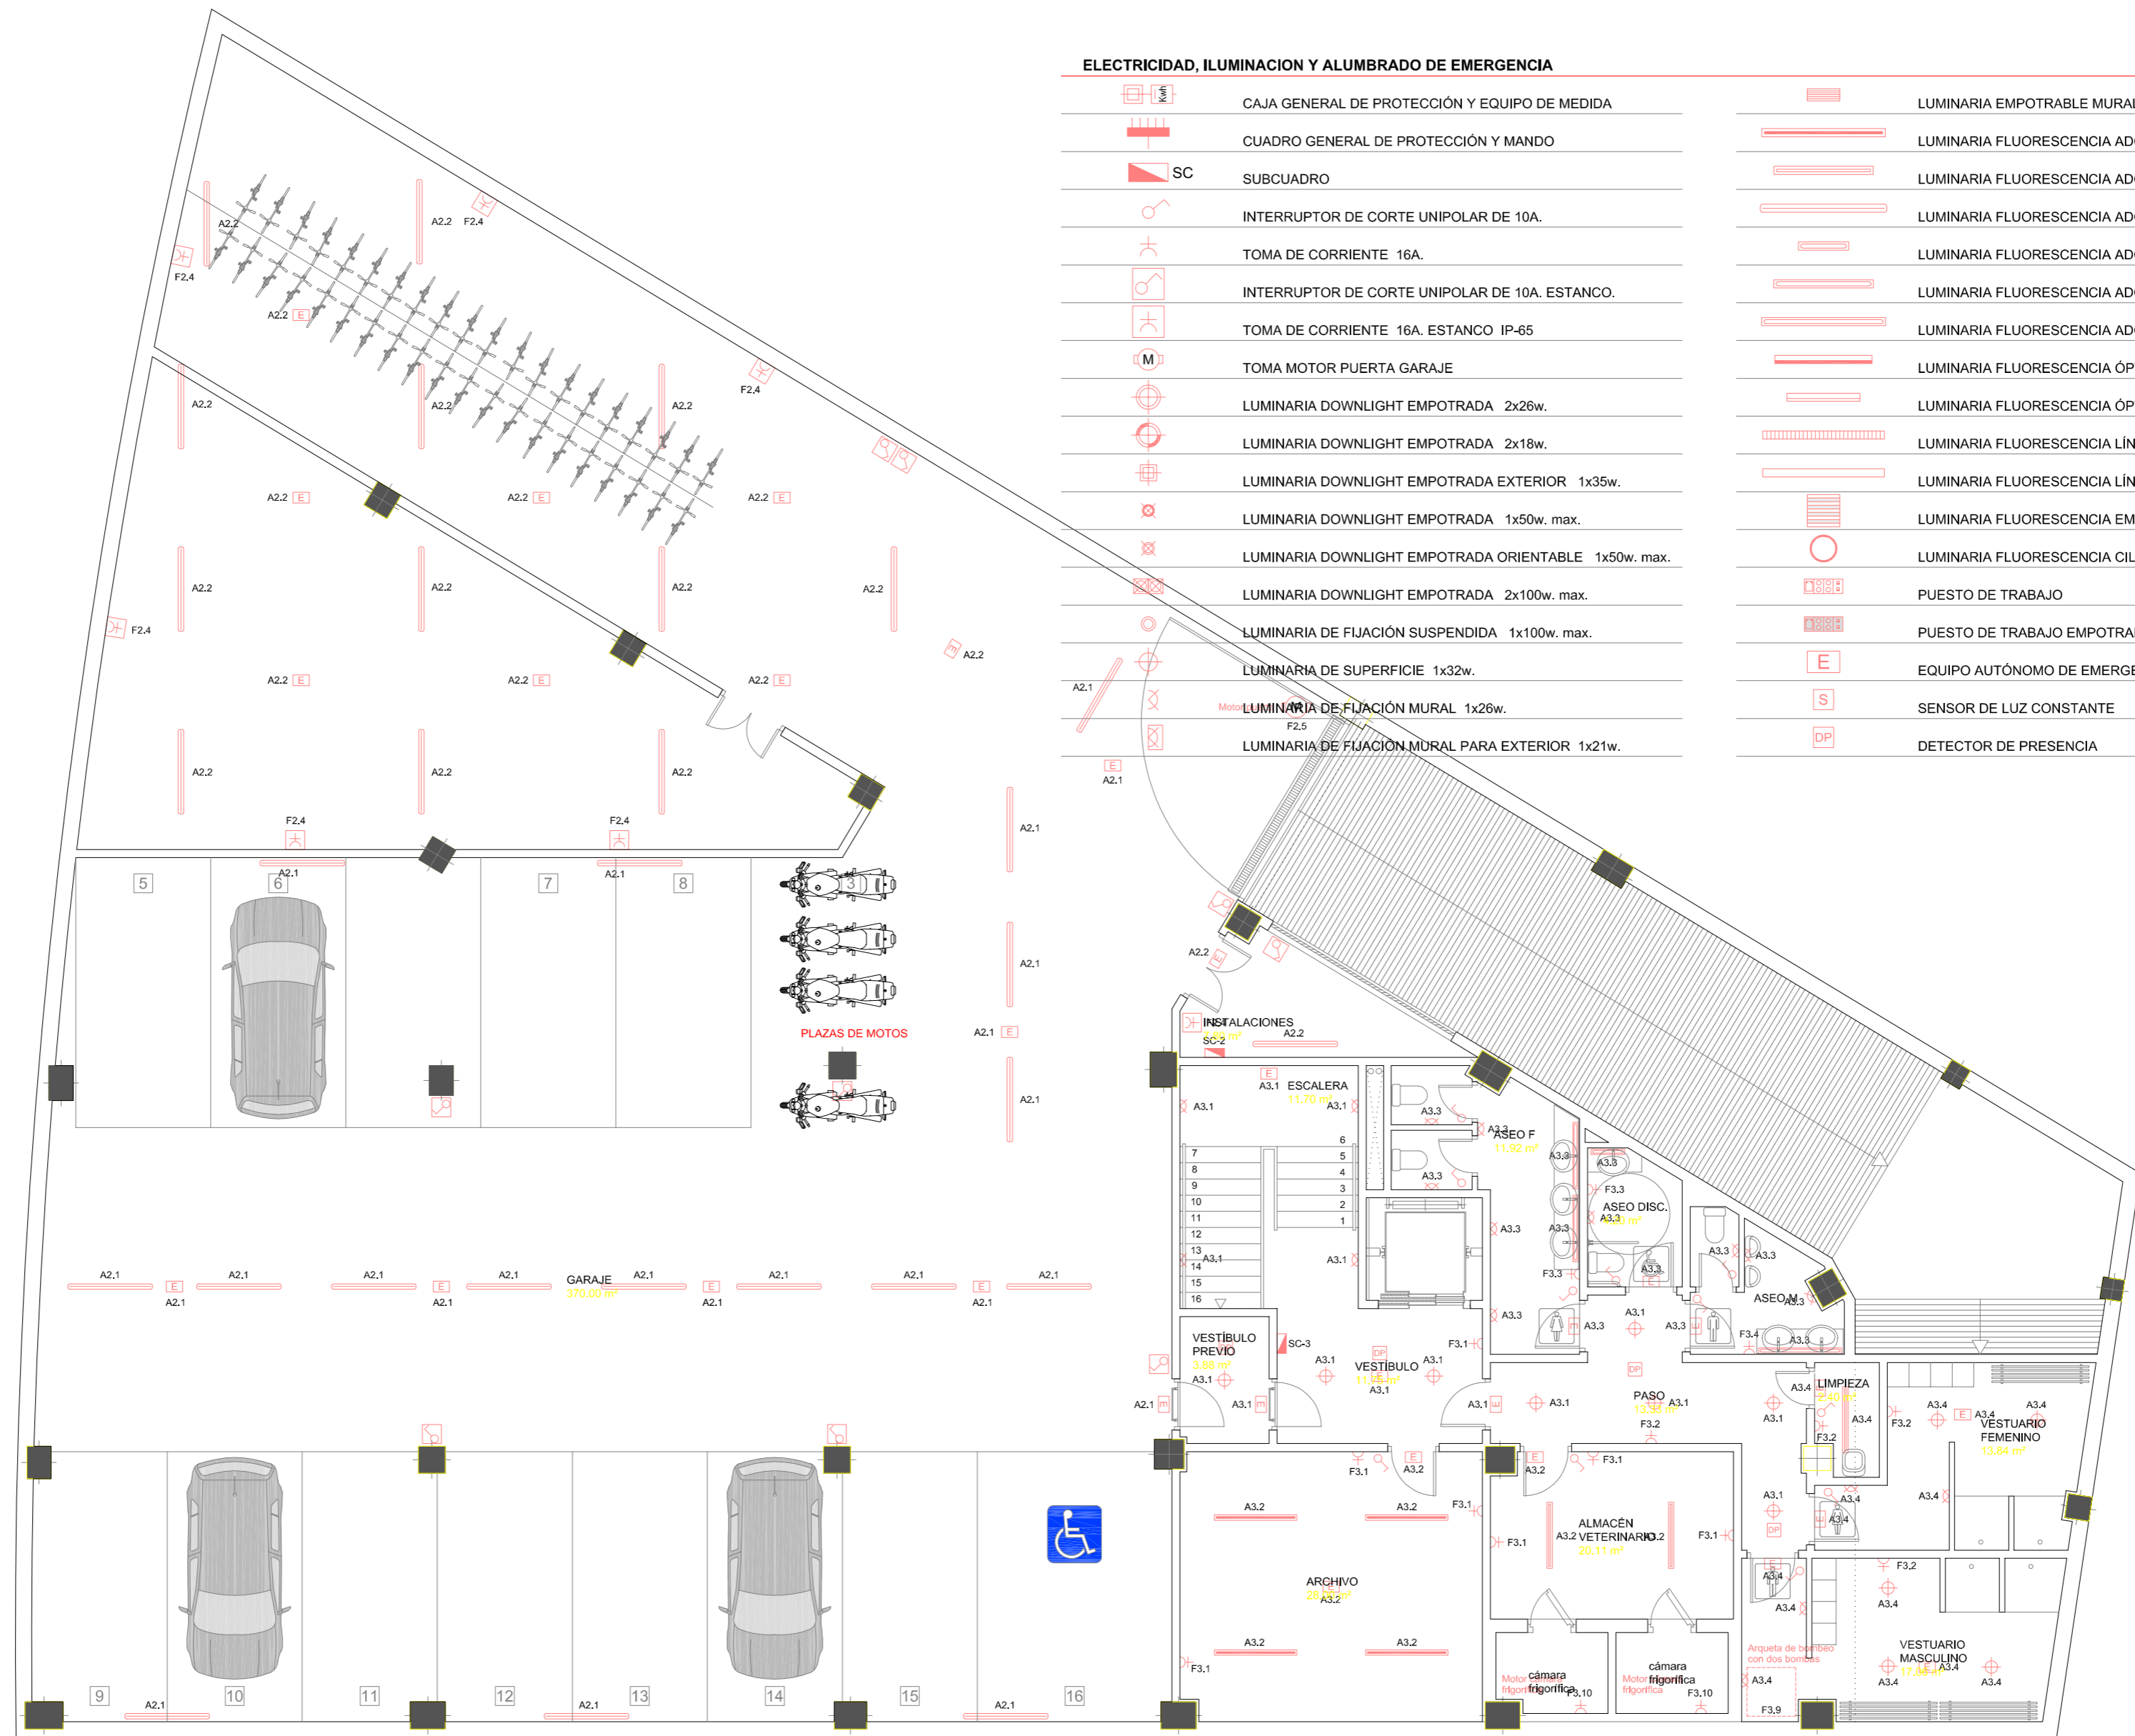

ELECTRICIDAD, ILUMINACION Y ALUMBRADO DE EMERGENCIA

	CAJA GENERAL DE PROTECCIÓN Y EQUIPO DE MEDIDA		LUMINARIA EMPOTRABLE MURAL EXTERIOR 1x26w.
	CUADRO GENERAL DE PROTECCIÓN Y MANDO		LUMINARIA FLUORESCENCIA ADOSADA 1x58w.
	SC		LUMINARIA FLUORESCENCIA ADOSADA 1x36w.
	INTERRUPTOR DE CORRIENTE UNIPOLAR DE 10A.		LUMINARIA FLUORESCENCIA ADOSADA CON DIFUSOR 1x18w.
	TOMA DE CORRIENTE 16A.		LUMINARIA FLUORESCENCIA ADOSADA CON DIFUSOR 1x36w.
	INTERRUPTOR DE CORRIENTE UNIPOLAR DE 10A. ESTANCO.		LUMINARIA FLUORESCENCIA ADOSADA CON DIFUSOR 1x58w.
	TOMA DE CORRIENTE 16A. ESTANCO IP-65		LUMINARIA FLUORESCENCIA ADOSADA CON DIFUSOR 1x58w.
	TOMA MOTOR PUERTA GARAJE		LUMINARIA FLUORESCENCIA ADOSADA CON DIFUSOR 1x58w.
	LUMINARIA DOWNLIGHT EMPOTRADA 2x26w.		LUMINARIA FLUORESCENCIA ADOSADA CON DIFUSOR 1x58w.
	LUMINARIA DOWNLIGHT EMPOTRADA 2x18w.		LUMINARIA FLUORESCENCIA ADOSADA CON DIFUSOR 1x58w.
	LUMINARIA DOWNLIGHT EMPOTRADA EXTERIOR 1x35w.		LUMINARIA FLUORESCENCIA ADOSADA CON DIFUSOR 1x58w.
	LUMINARIA DOWNLIGHT EMPOTRADA 1x50w. max.		LUMINARIA FLUORESCENCIA ADOSADA CON DIFUSOR 1x58w.
	LUMINARIA DOWNLIGHT EMPOTRADA ORIENTABLE 1x50w. max.		LUMINARIA FLUORESCENCIA ADOSADA CON DIFUSOR 1x58w.
	LUMINARIA DOWNLIGHT EMPOTRADA 2x100w. max.		LUMINARIA FLUORESCENCIA ADOSADA CON DIFUSOR 1x58w.
	LUMINARIA DE FIJACIÓN SUSPENDIDA 1x100w. max.		LUMINARIA FLUORESCENCIA ADOSADA CON DIFUSOR 1x58w.
	LUMINARIA DE SUPERFICIE 1x32w.		LUMINARIA FLUORESCENCIA ADOSADA CON DIFUSOR 1x58w.
	LUMINARIA DE FIJACIÓN MURAL 1x26w.		LUMINARIA FLUORESCENCIA ADOSADA CON DIFUSOR 1x58w.
	LUMINARIA DE FIJACIÓN MURAL PARA EXTERIOR 1x21w.		LUMINARIA FLUORESCENCIA ADOSADA CON DIFUSOR 1x58w.
	PUESTO DE TRABAJO		LUMINARIA FLUORESCENCIA ADOSADA CON DIFUSOR 1x58w.
	PUESTO DE TRABAJO EMPOTRADO EN SUELO		LUMINARIA FLUORESCENCIA ADOSADA CON DIFUSOR 1x58w.
	EQUIPO AUTÓNOMO DE EMERGENCIA		LUMINARIA FLUORESCENCIA ADOSADA CON DIFUSOR 1x58w.
	SENSOR DE LUZ CONSTANTE		LUMINARIA FLUORESCENCIA ADOSADA CON DIFUSOR 1x58w.
	DETECTOR DE PRESENCIA		LUMINARIA FLUORESCENCIA ADOSADA CON DIFUSOR 1x58w.








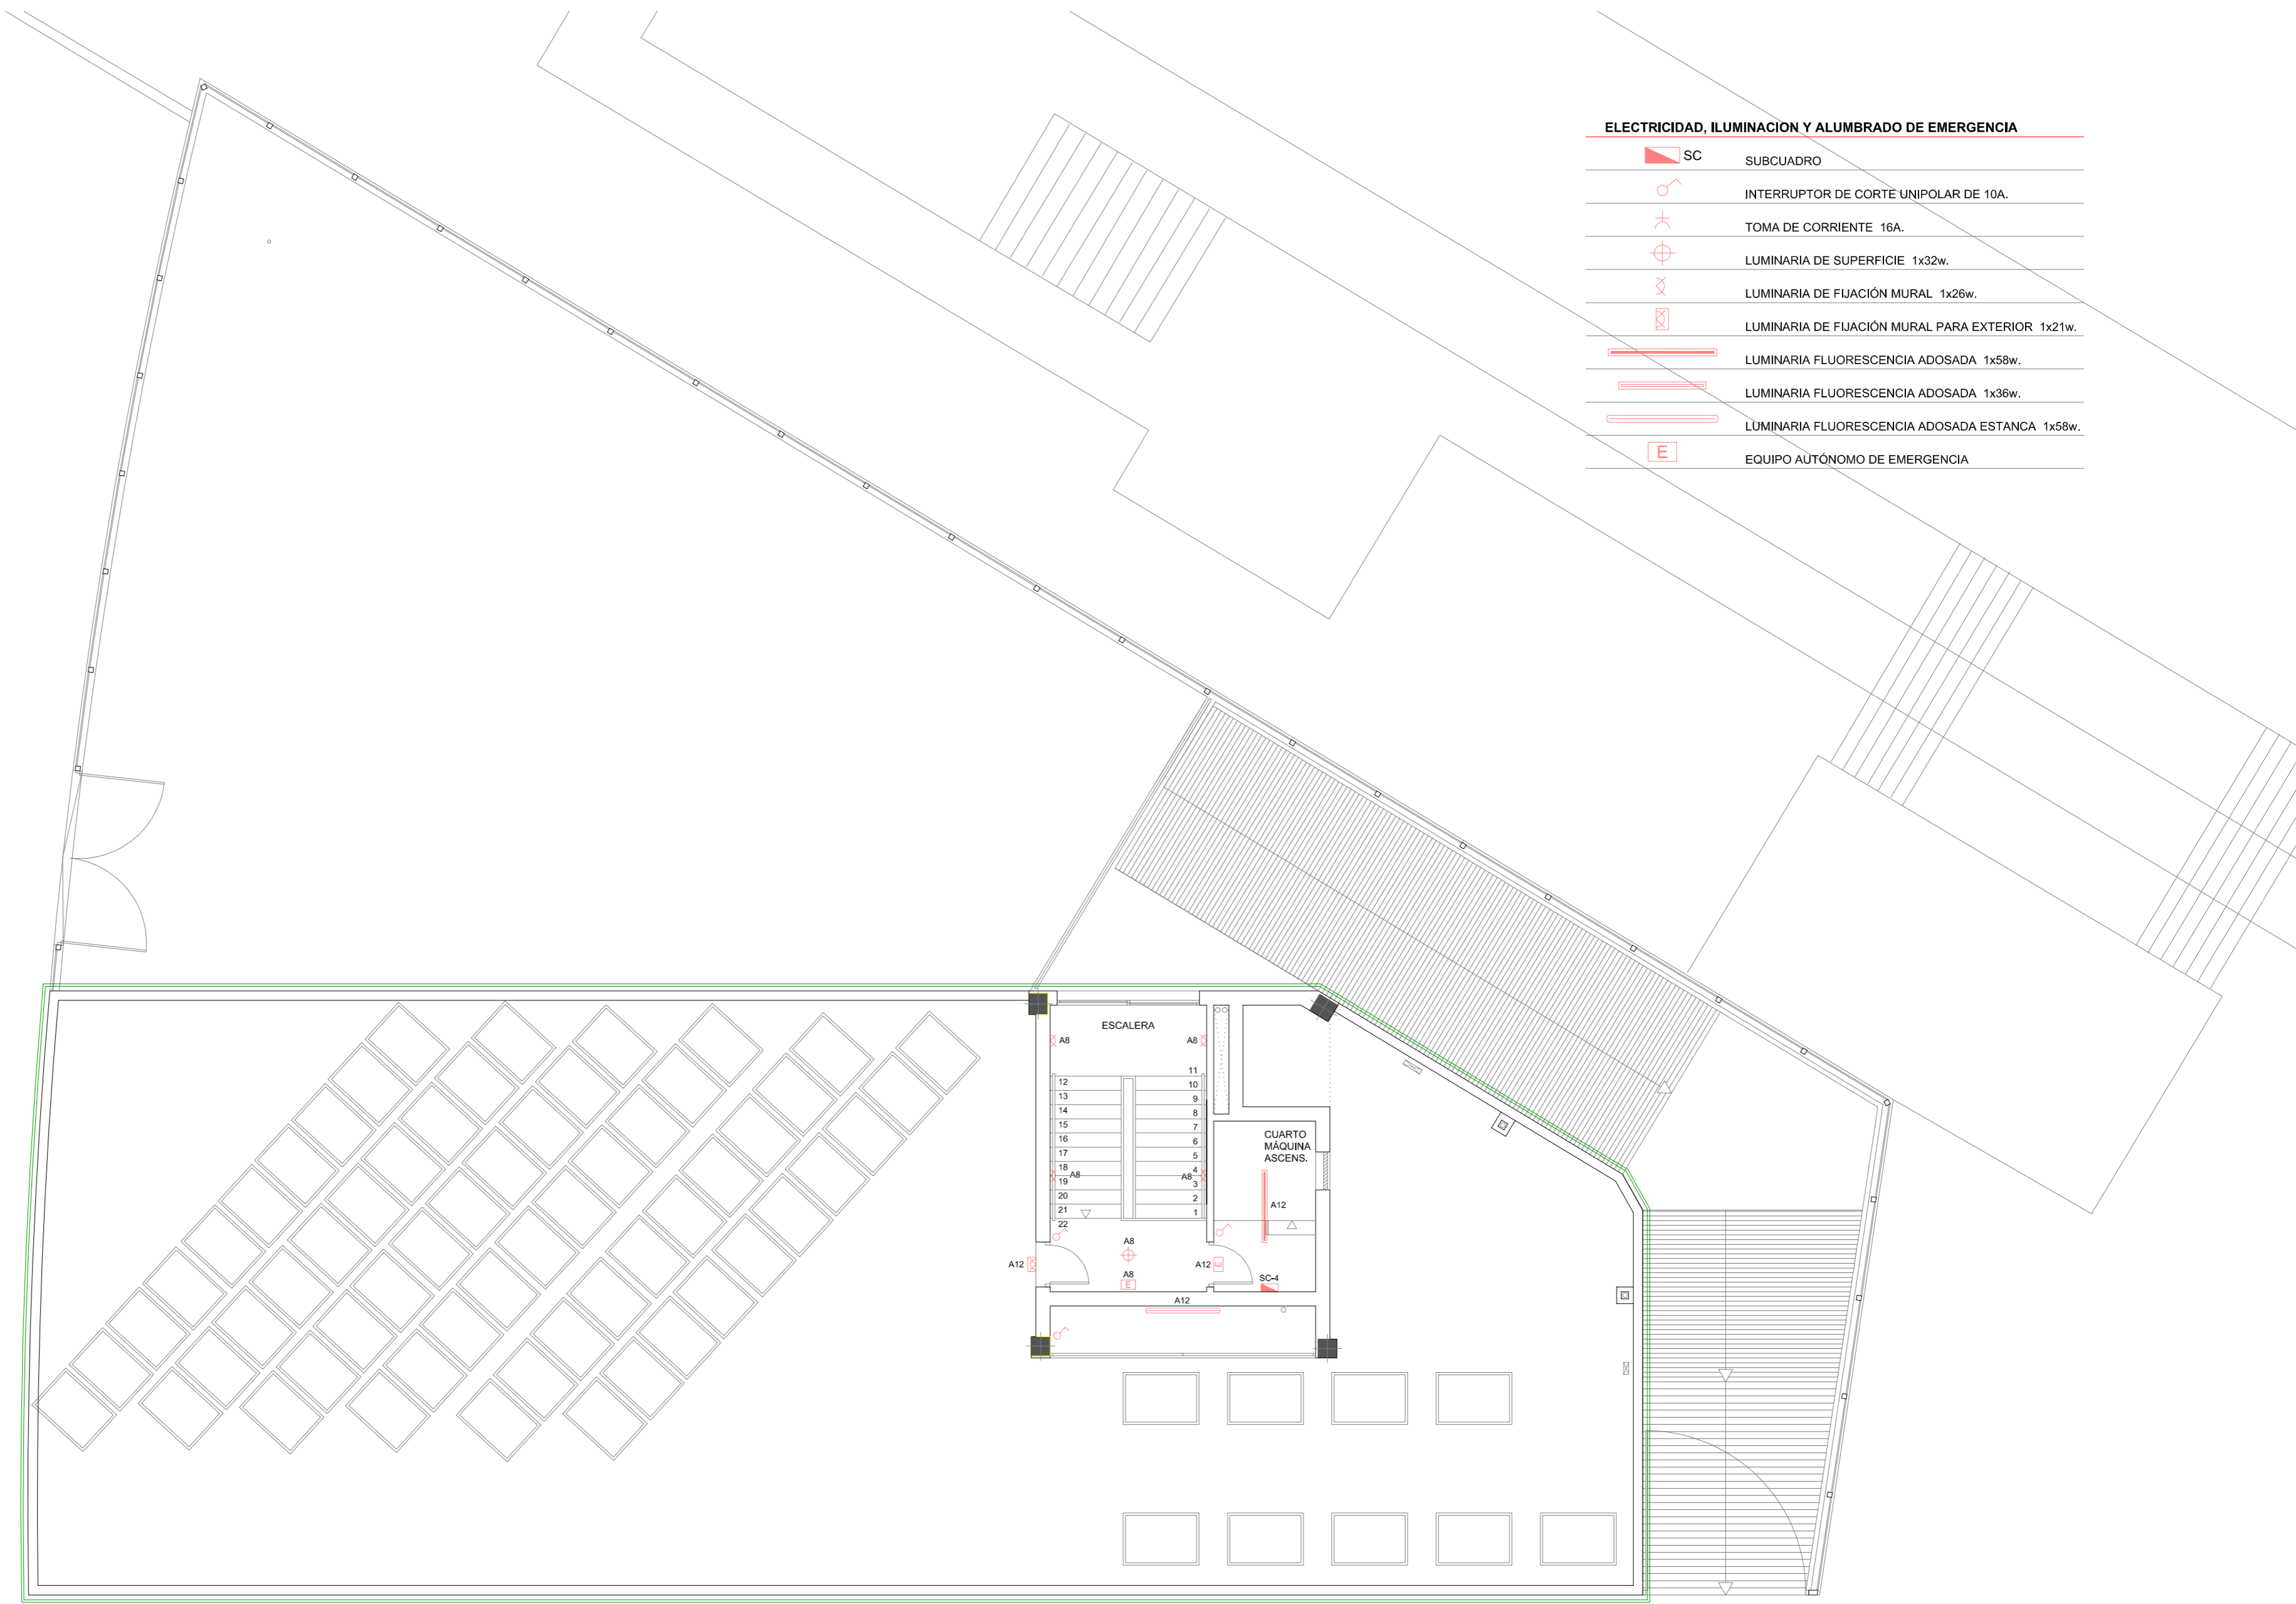


ELECTRICIDAD, ILUMINACIÓN Y ALUMBRADO DE EMERGENCIA


	SC	SUBCUADRO
		INTERRUPTOR DE CORTE UNIPOLAR DE 10A.
		TOMA DE CORRIENTE 16A.
		LUMINARIA DE SUPERFICIE 1x32w.
		LUMINARIA DE FIJACIÓN MURAL 1x26w.
		LUMINARIA DE FIJACIÓN MURAL PARA EXTERIOR 1x21w.
		LUMINARIA FLUORESCENCIA ADOSADA 1x58w.
		LUMINARIA FLUORESCENCIA ADOSADA 1x36w.
		LUMINARIA FLUORESCENCIA ADOSADA ESTANCA 1x58w.
	E	EQUIPO AUTÓNOMO DE EMERGENCIA



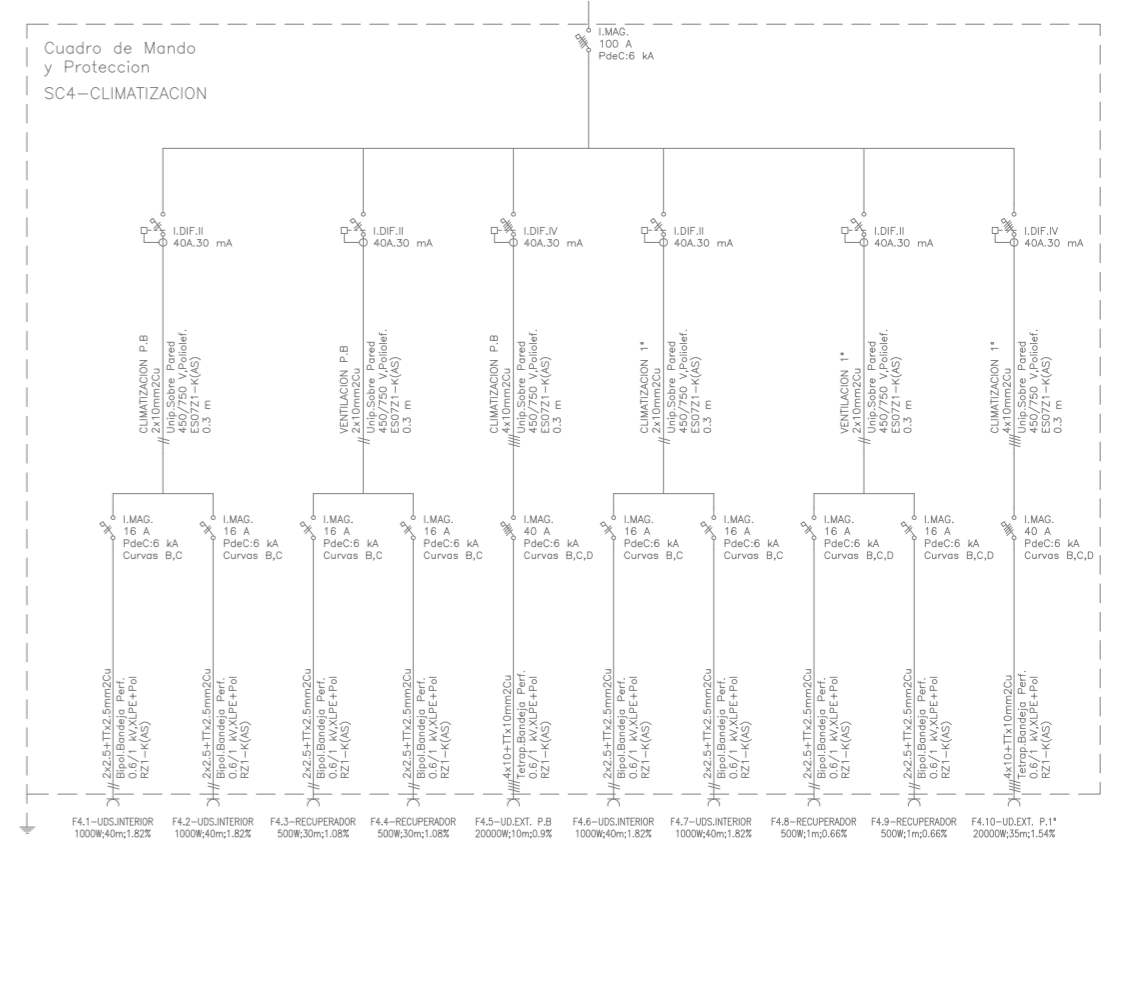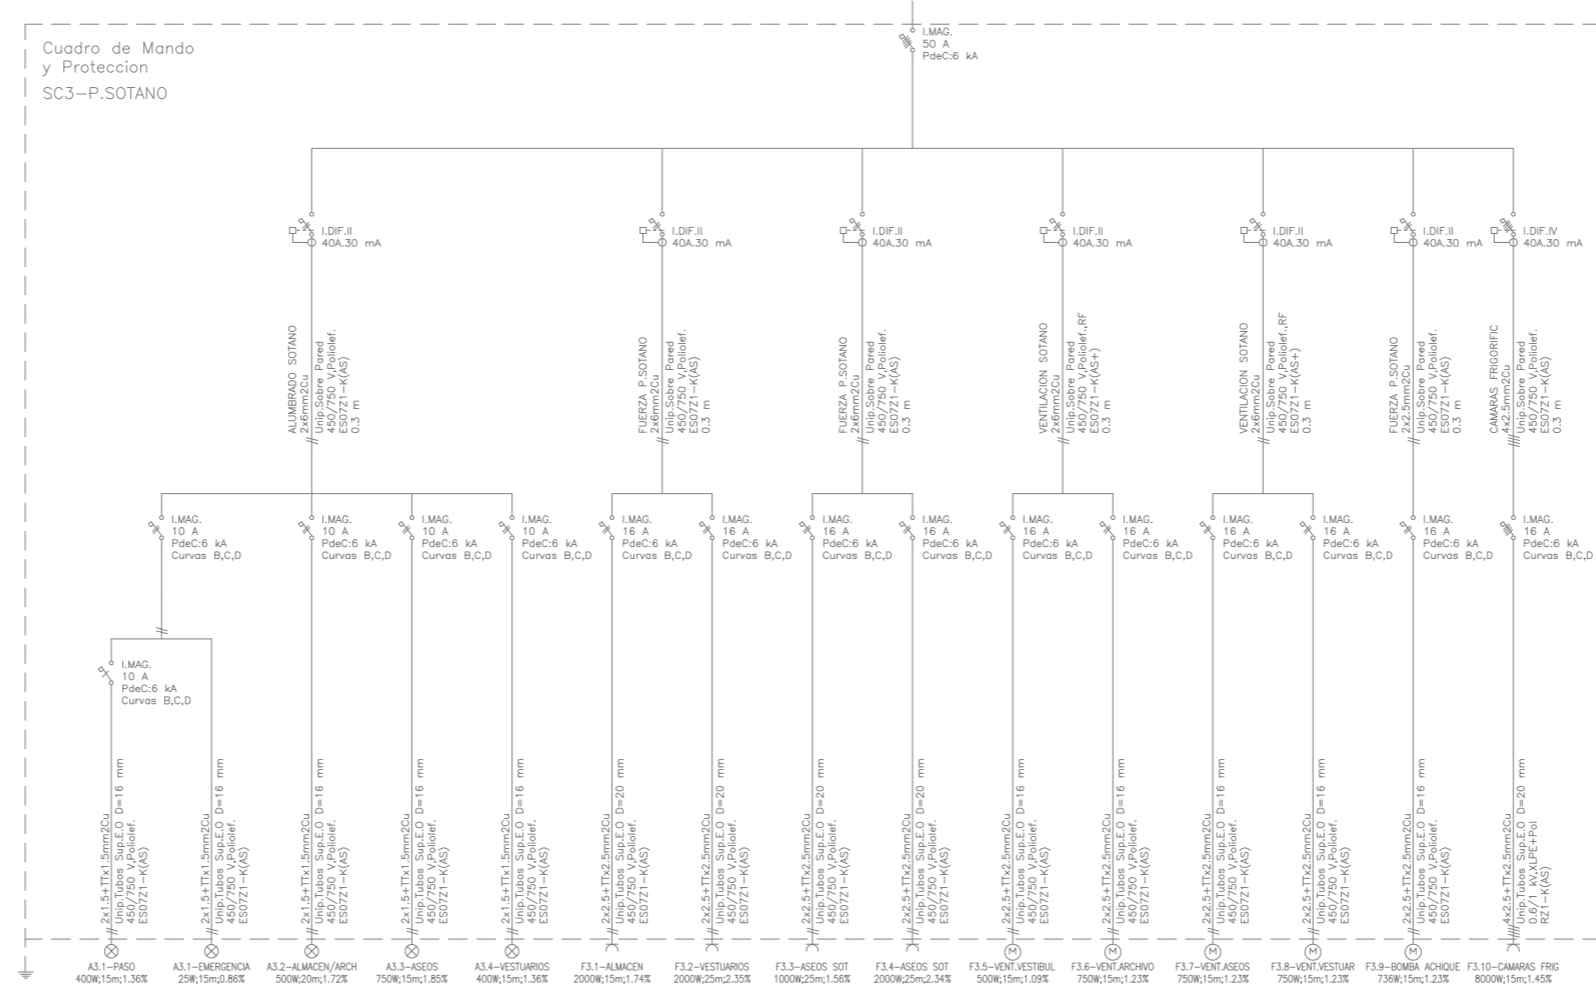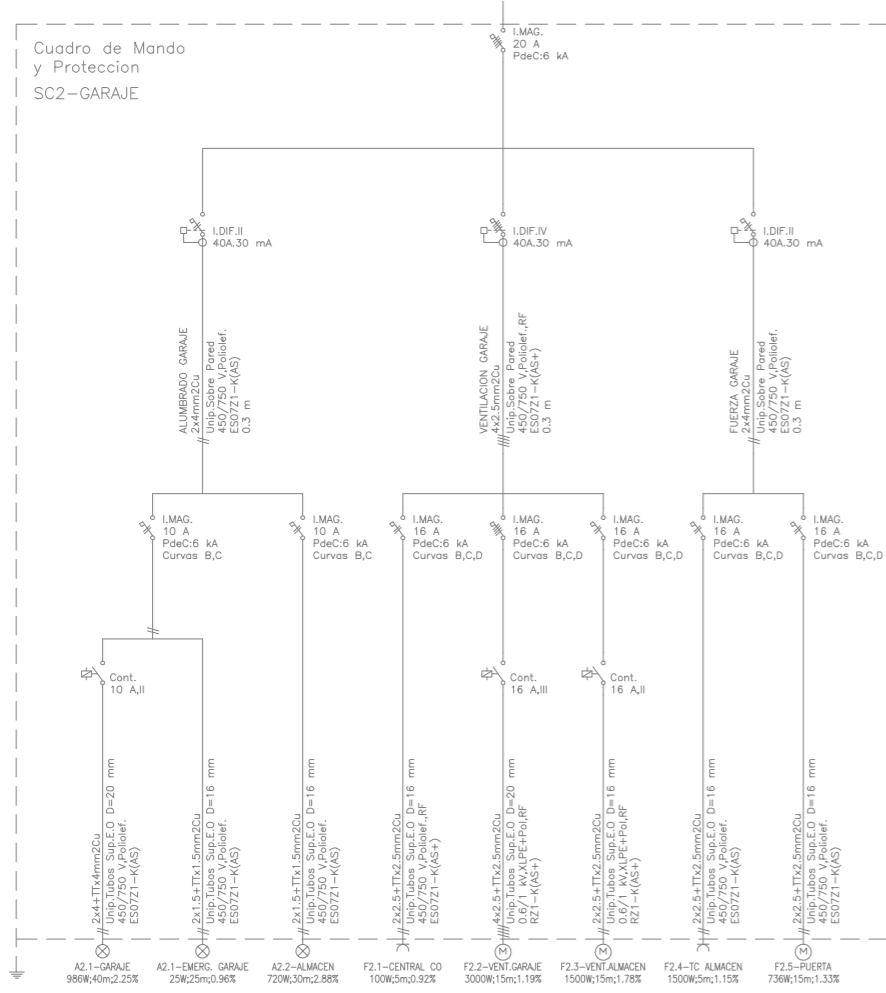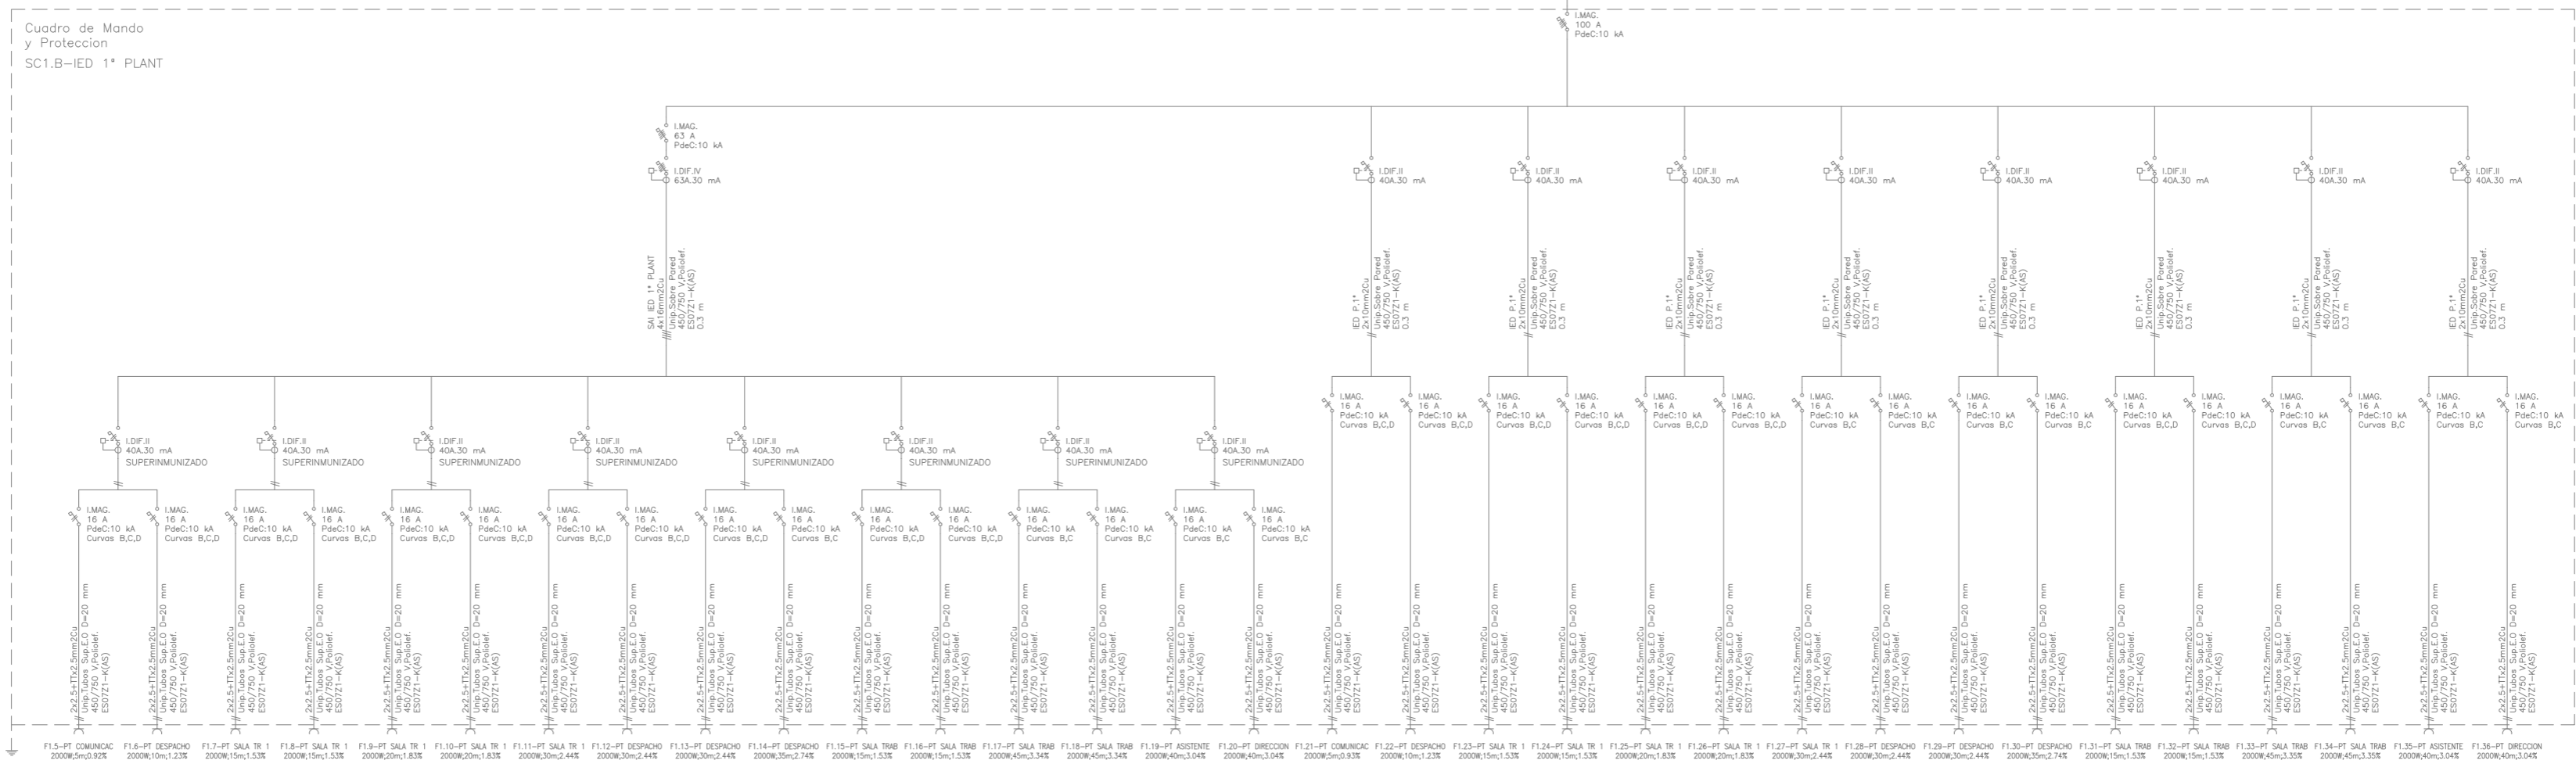

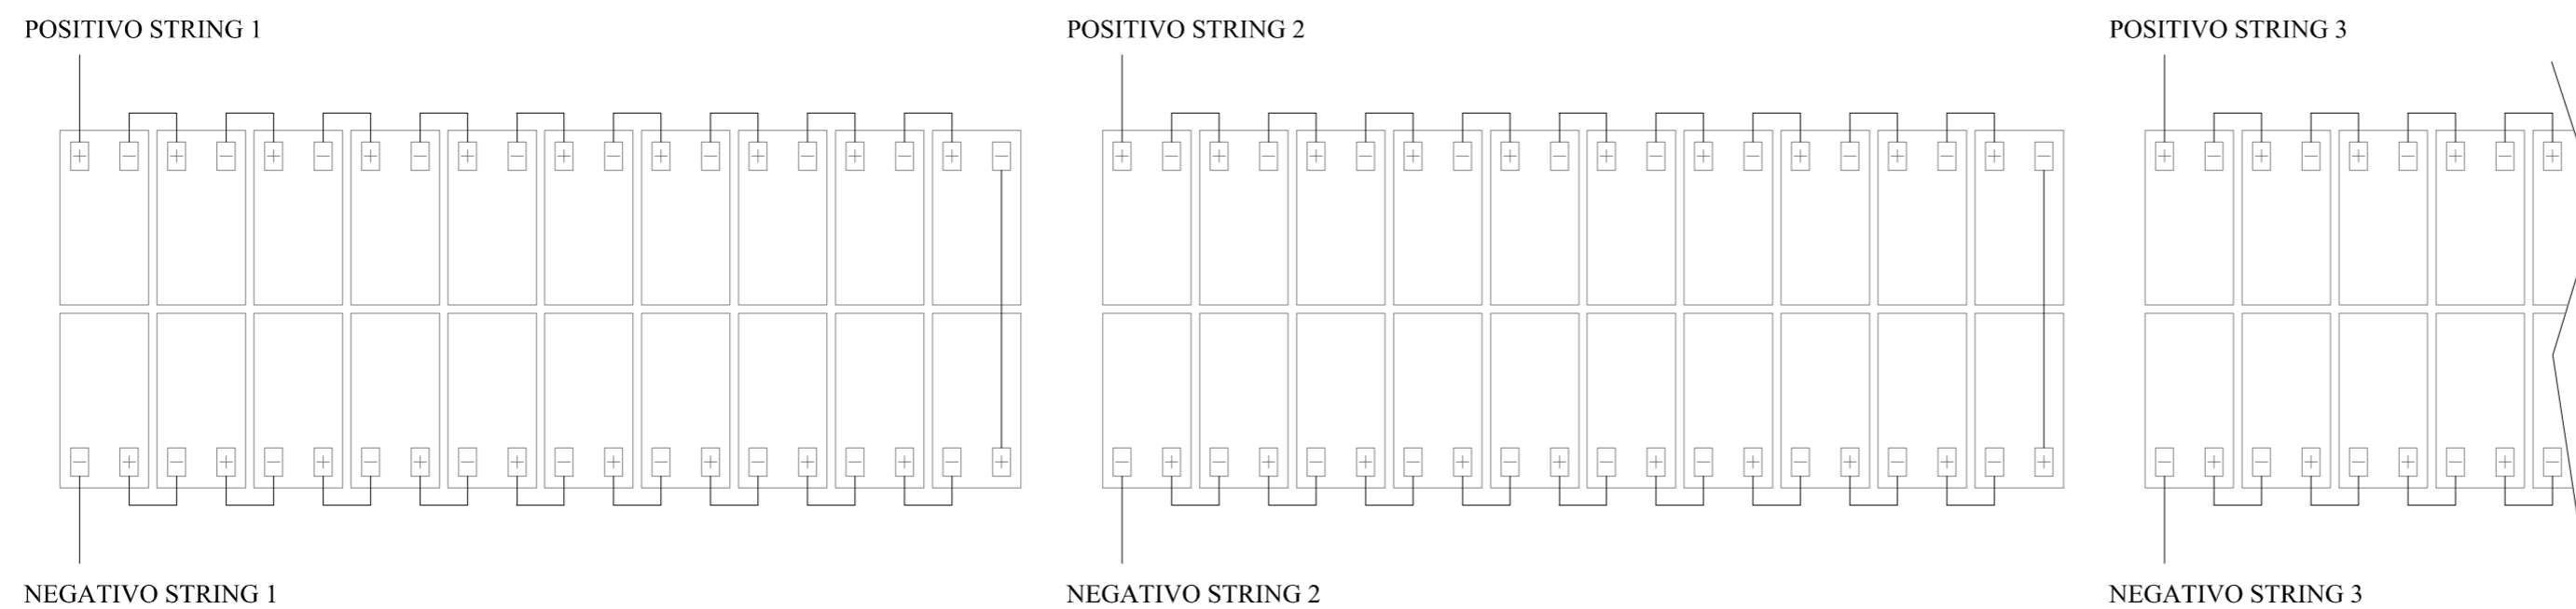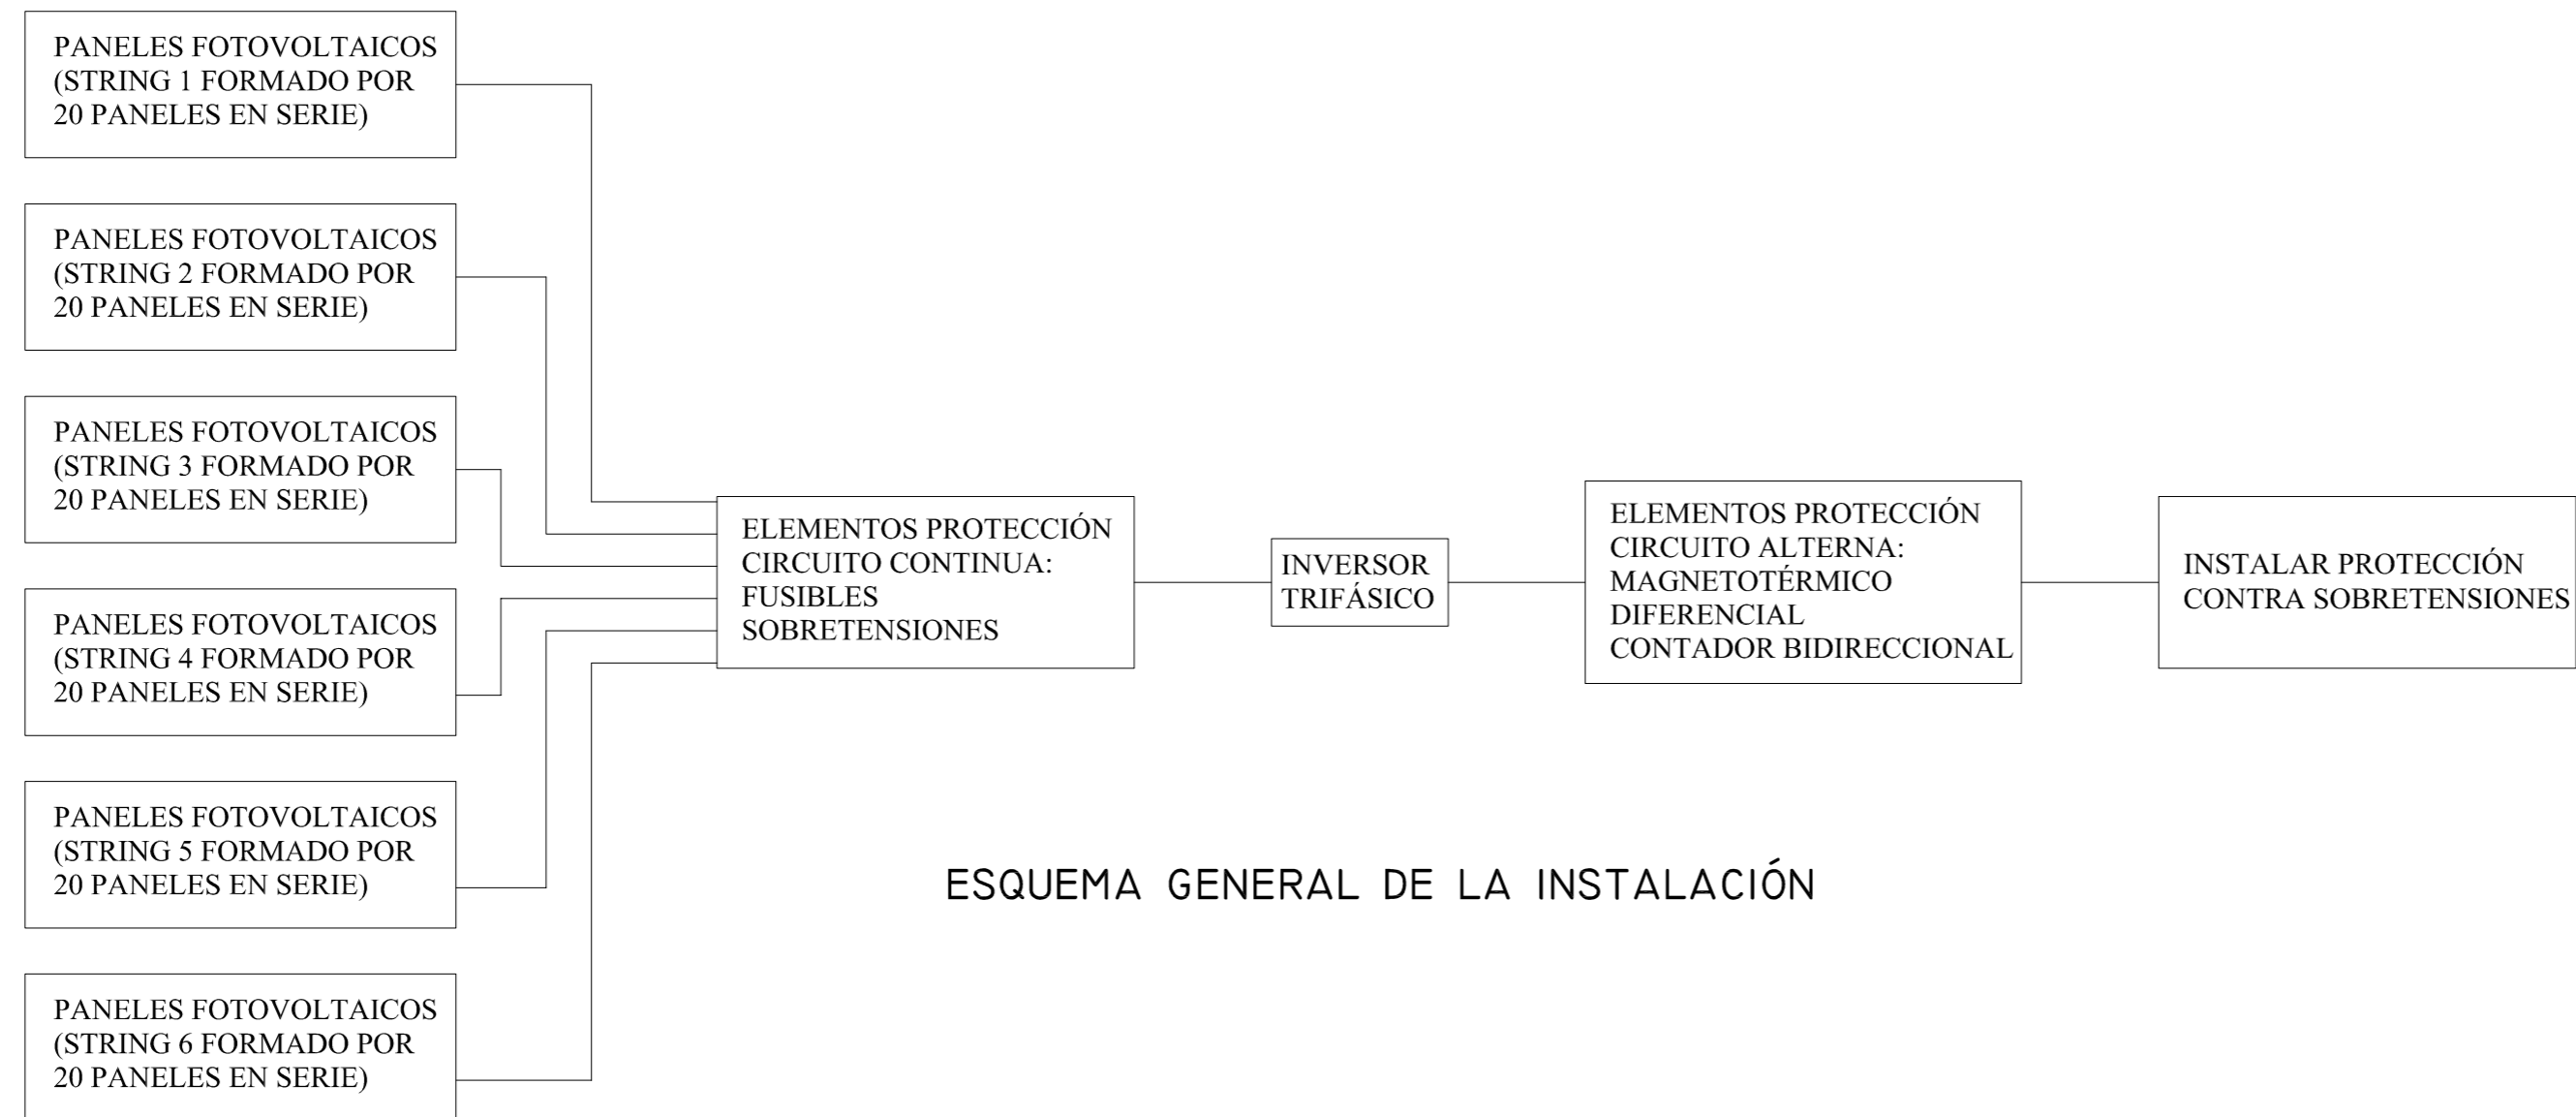

ESQUEMA CONEXIÓN PANELES

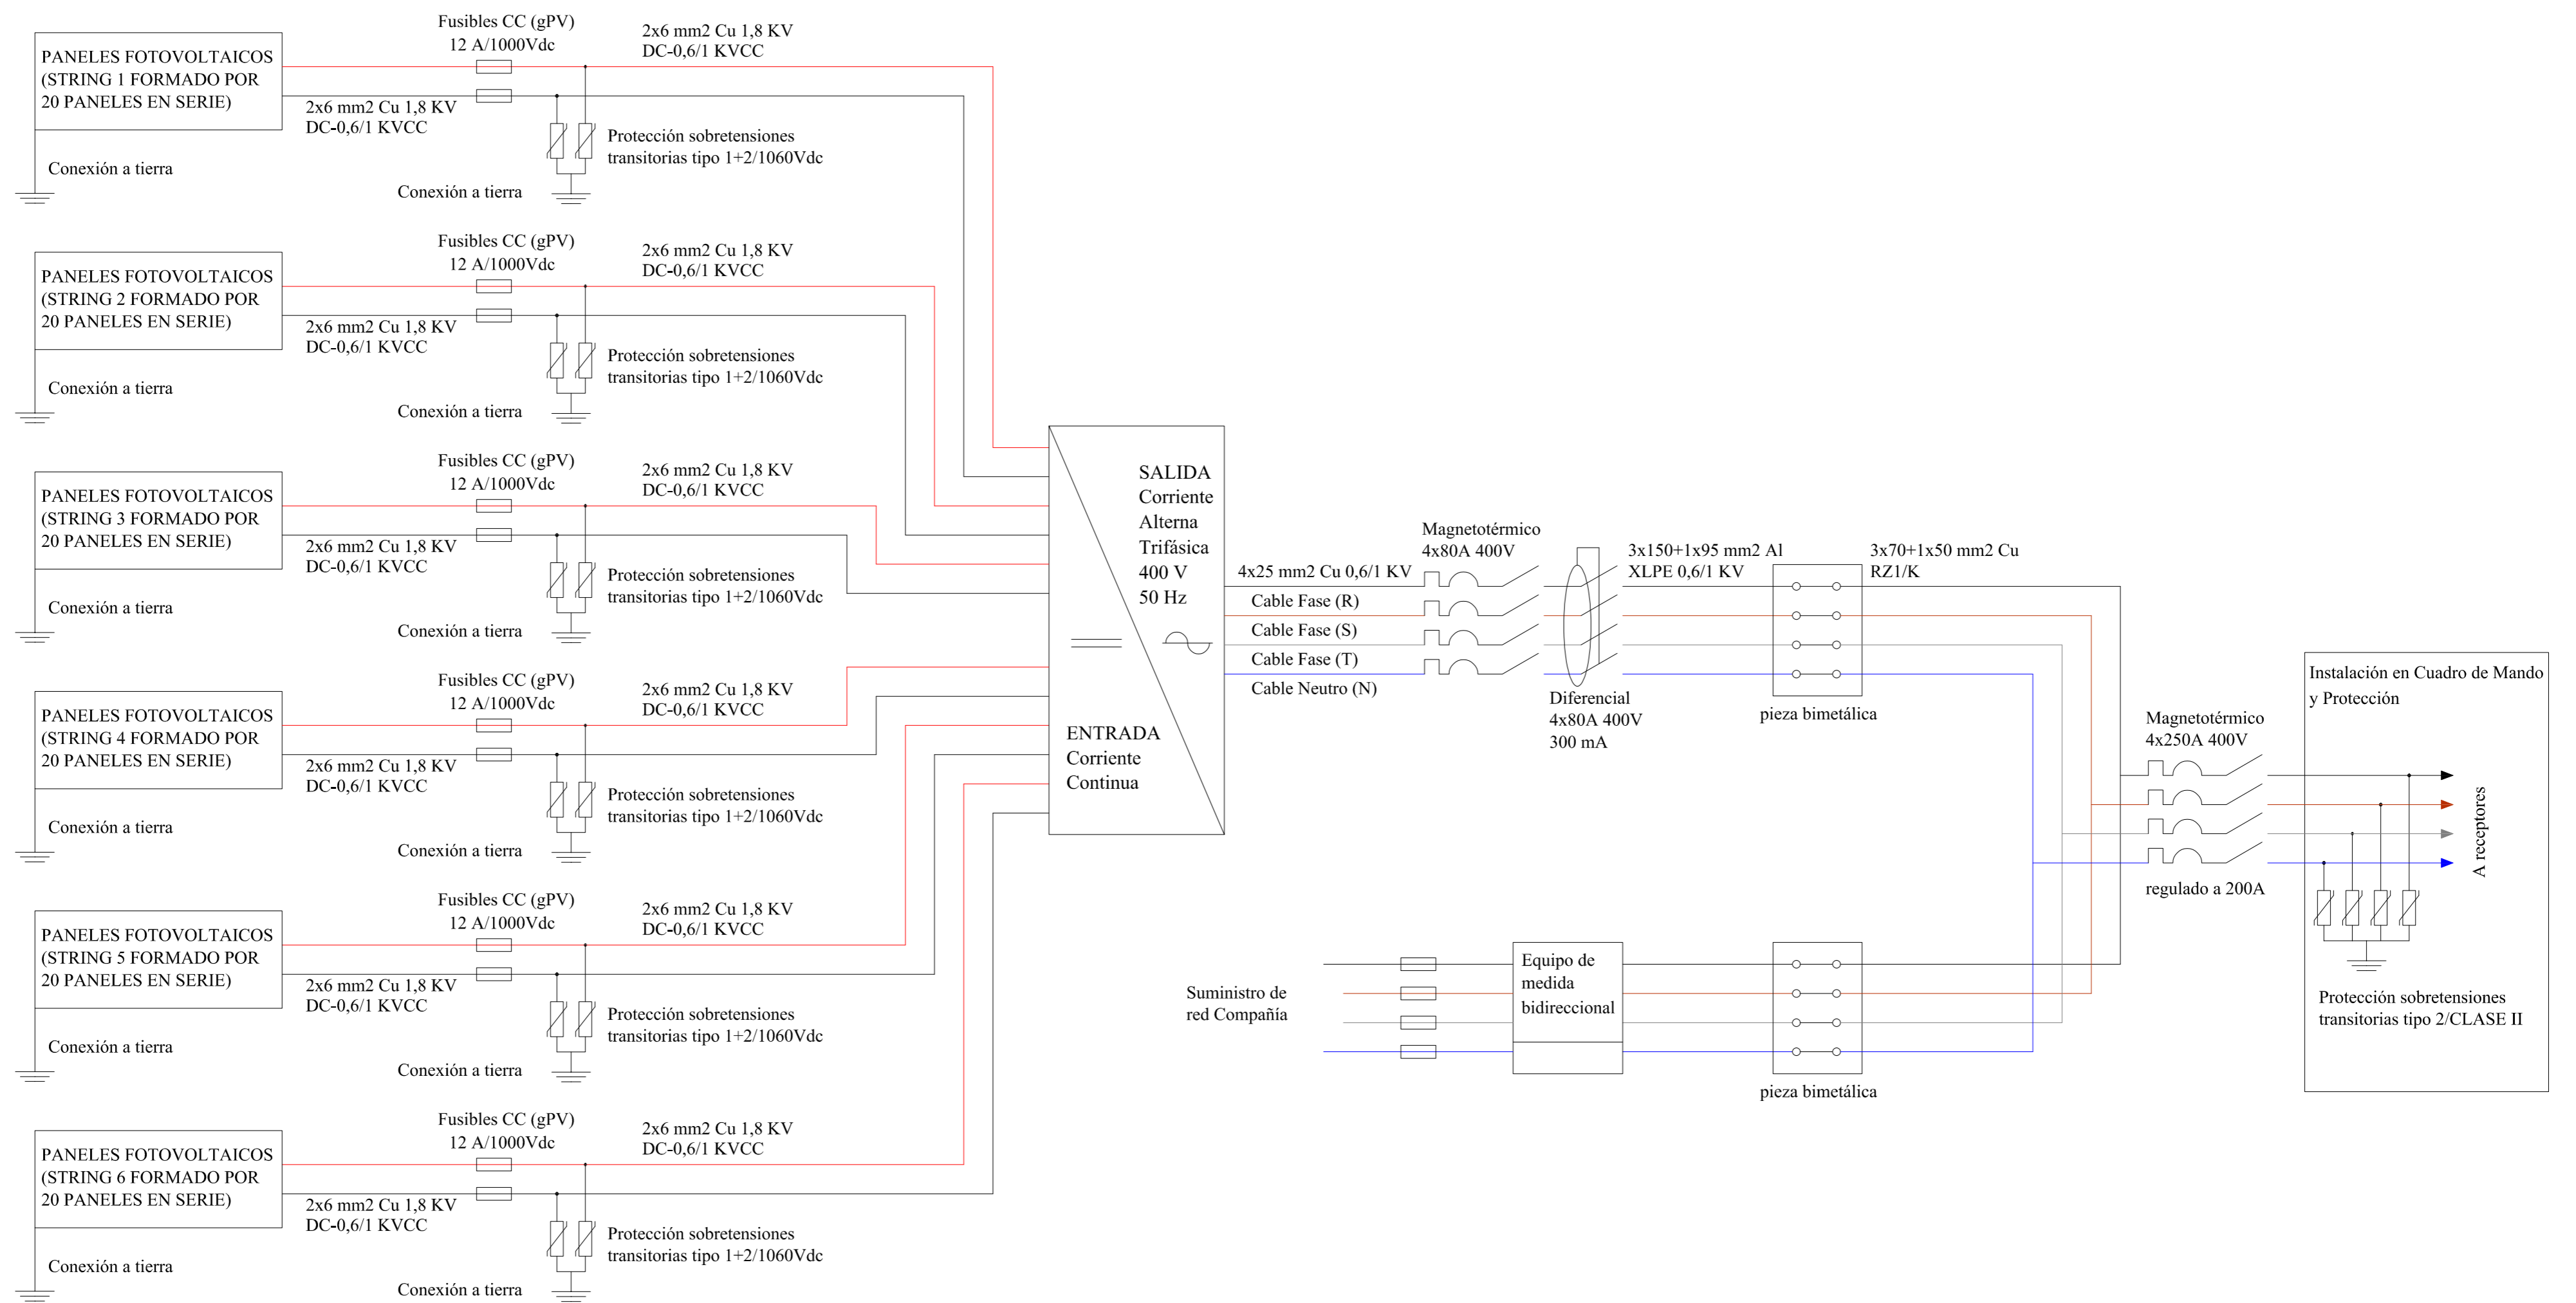


ESQUEMA UNIFILAR










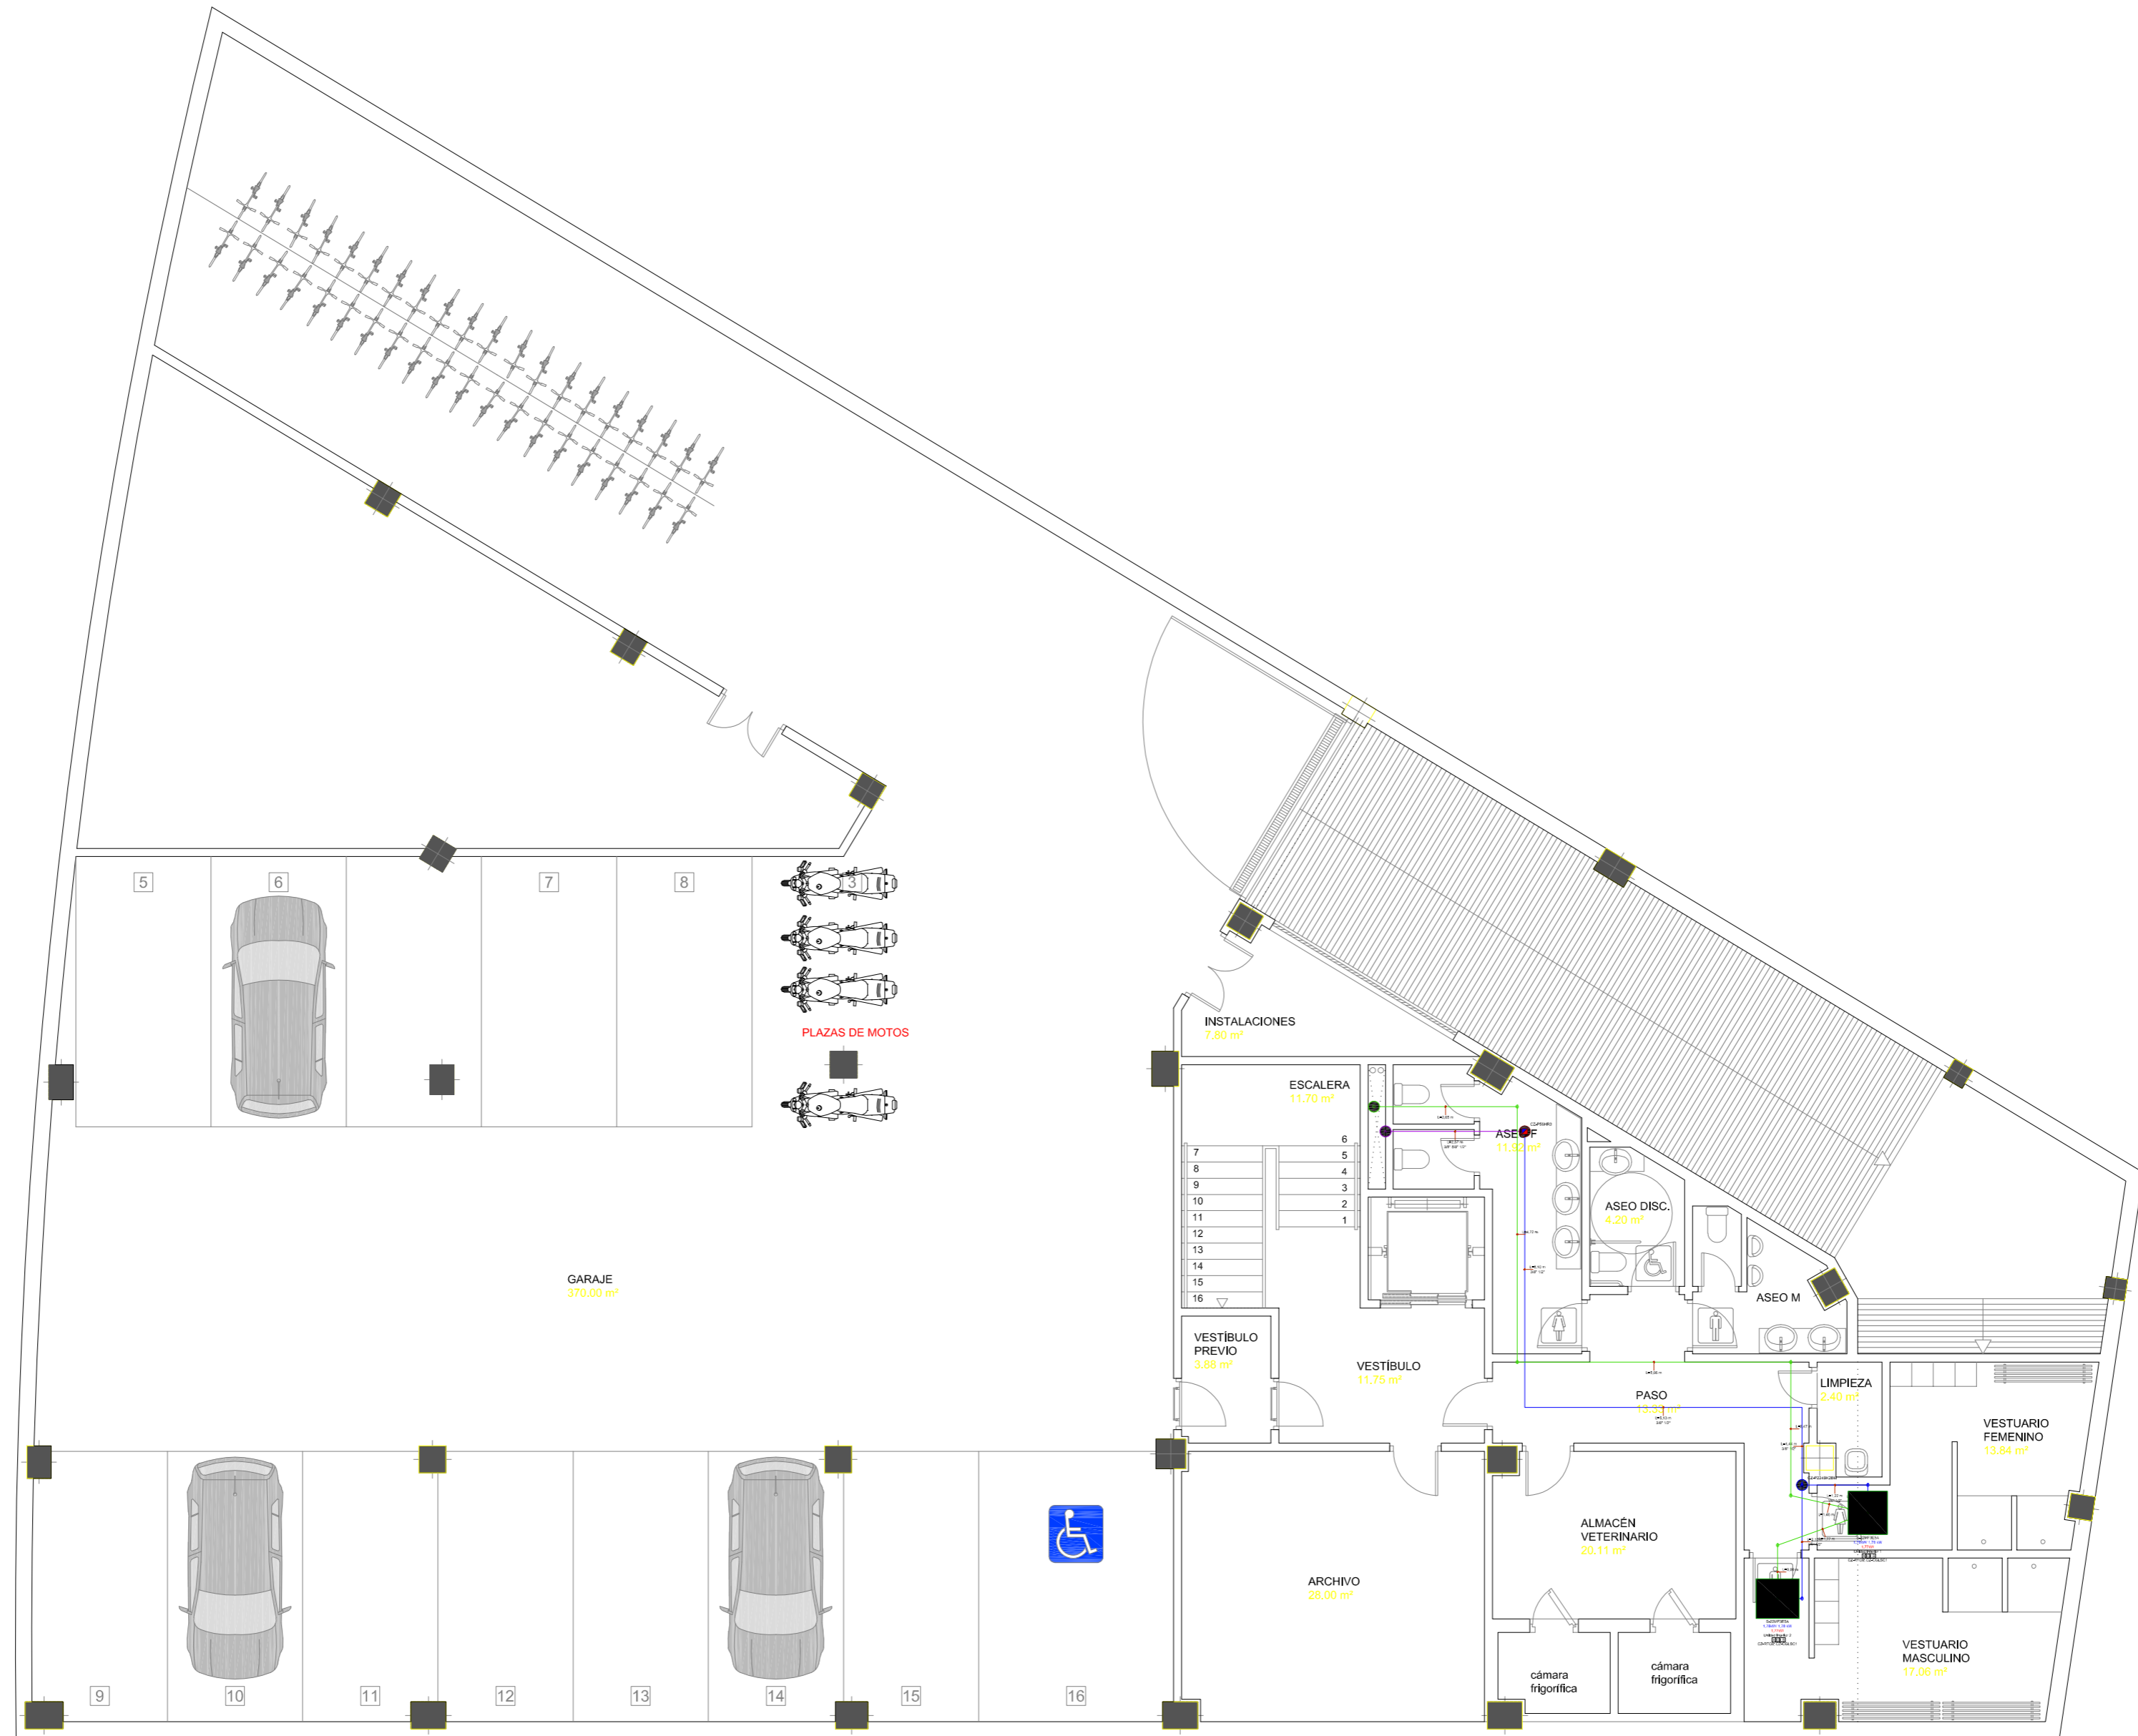

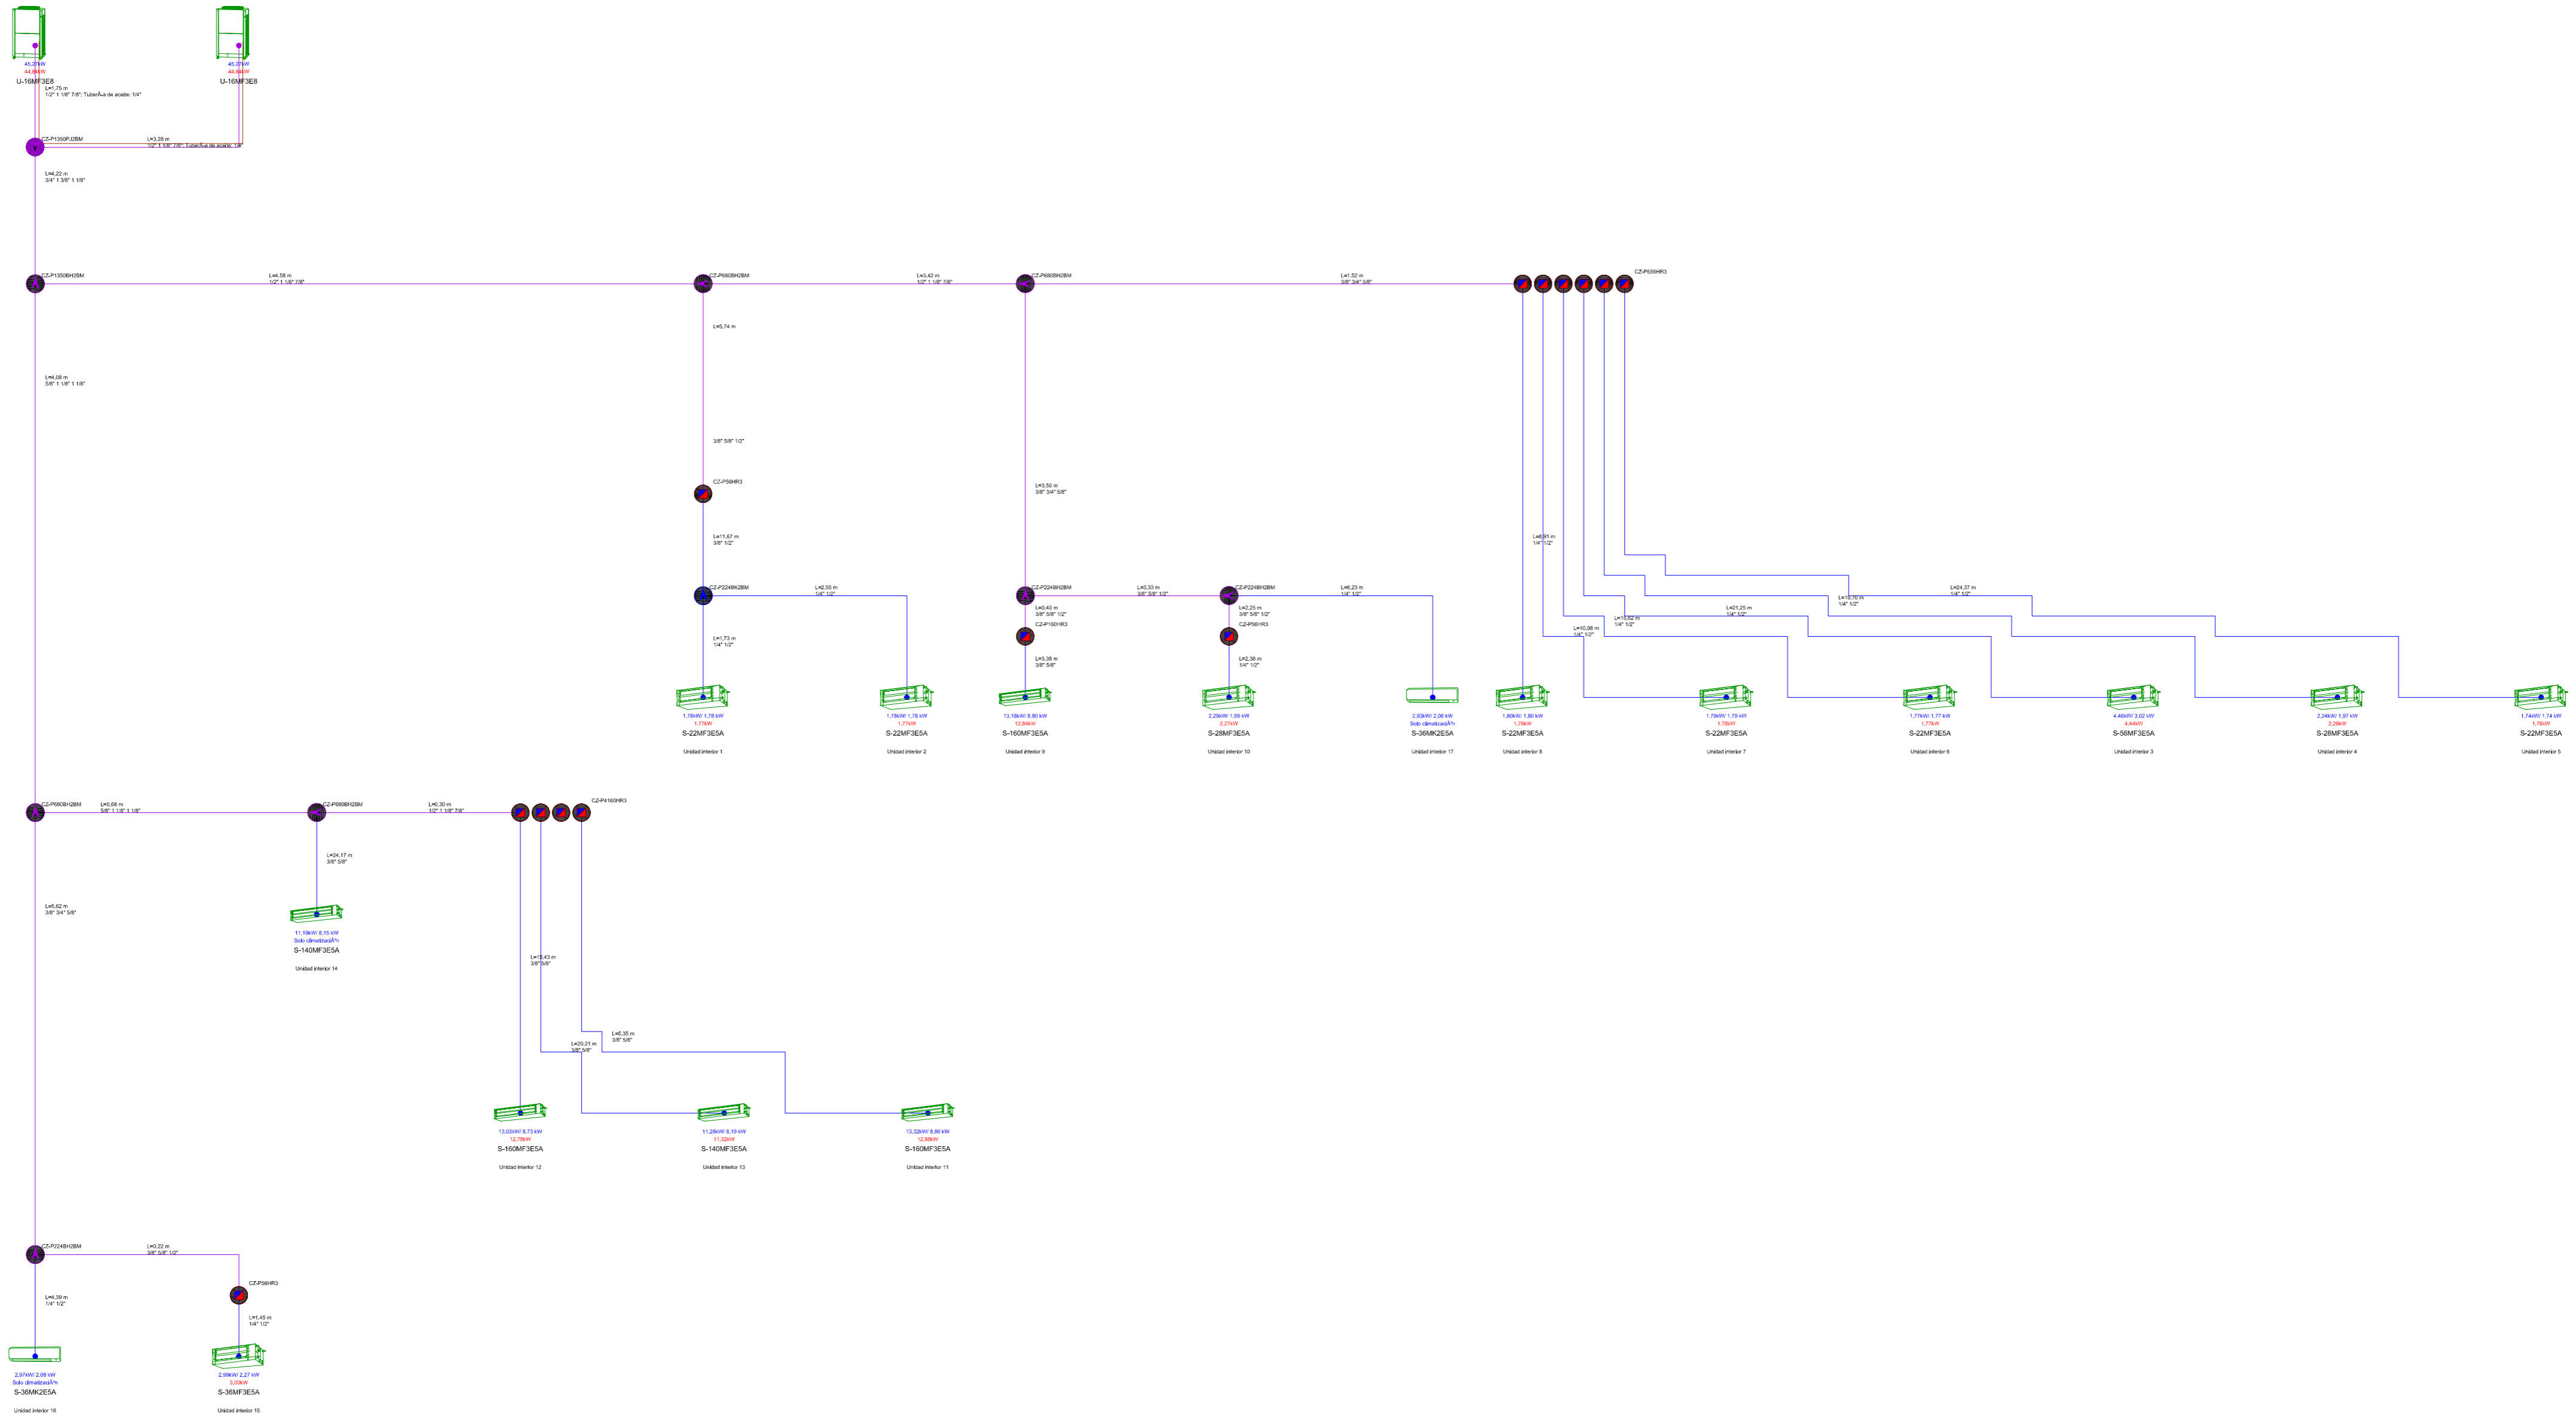

OFICINA COMARCAL AGRARIA DE MOTRIL
 Proyecto básico y de ejecución oficina comarc Agraria de Motril

FRANCISCO FÉLIX JIMÉNEZ ZURITA, ARQUITECTO

F F J J Z
 CALLE MEREYLLAS Nº 3, 2ºA
 T-F 952 700 146 fjjz@fjjz.es
 ANTEQUERA

Fdo. Fco. Félix Jiménez Zurita,
 Arquitecto Colegiado 1152 C.O.A. de Málaga
 en Septiembre de 2017

Escala: 1:100

Plano nº

73


PLANO DE INSTALACIONES.
 PLANOS DE CLIMATIZACIÓN.
 ESQUEMA DE TUBERÍA.

Promotor: Agencia de Gestión Agraria y Pesquera de Andalucía
 Situación: C/ Ronda del mediodía, 6B

Referencia catastral: 3565901VF5636F0001RR



CABLEADO DE POTENCIA DEL SISTEMA.

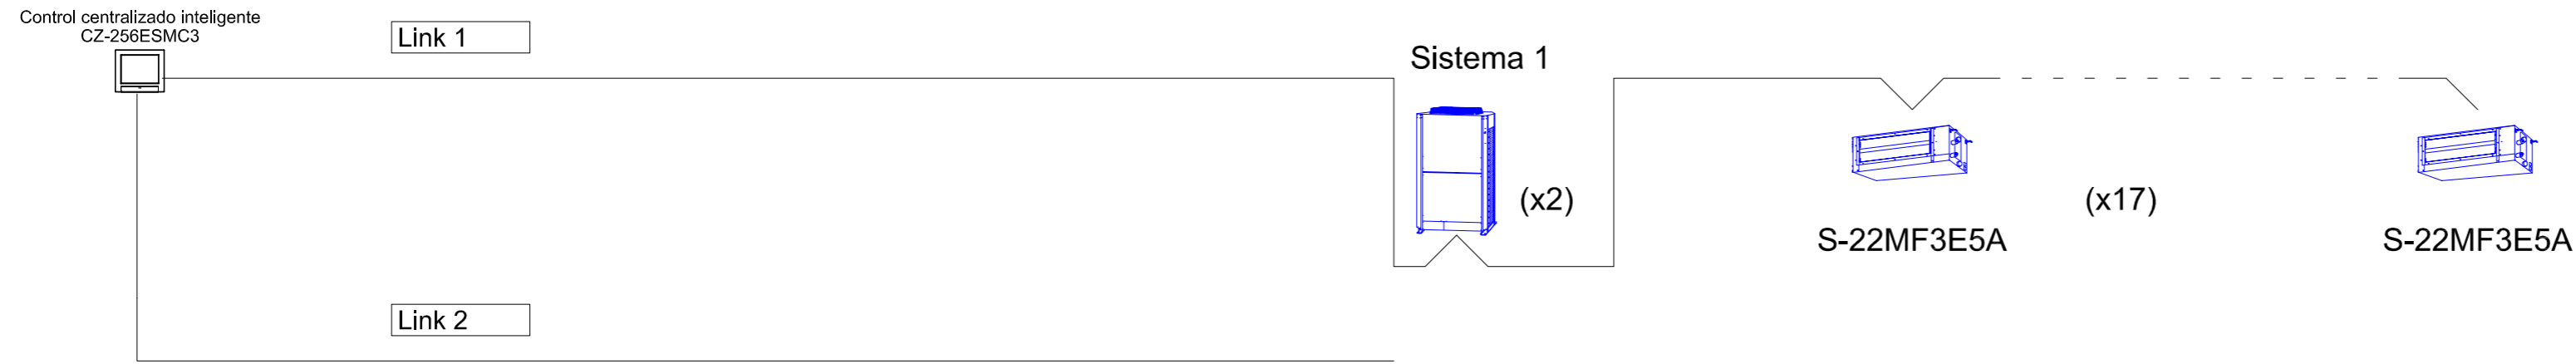

CABLEADO DE POTENCIA DEL SISTEMA.

